


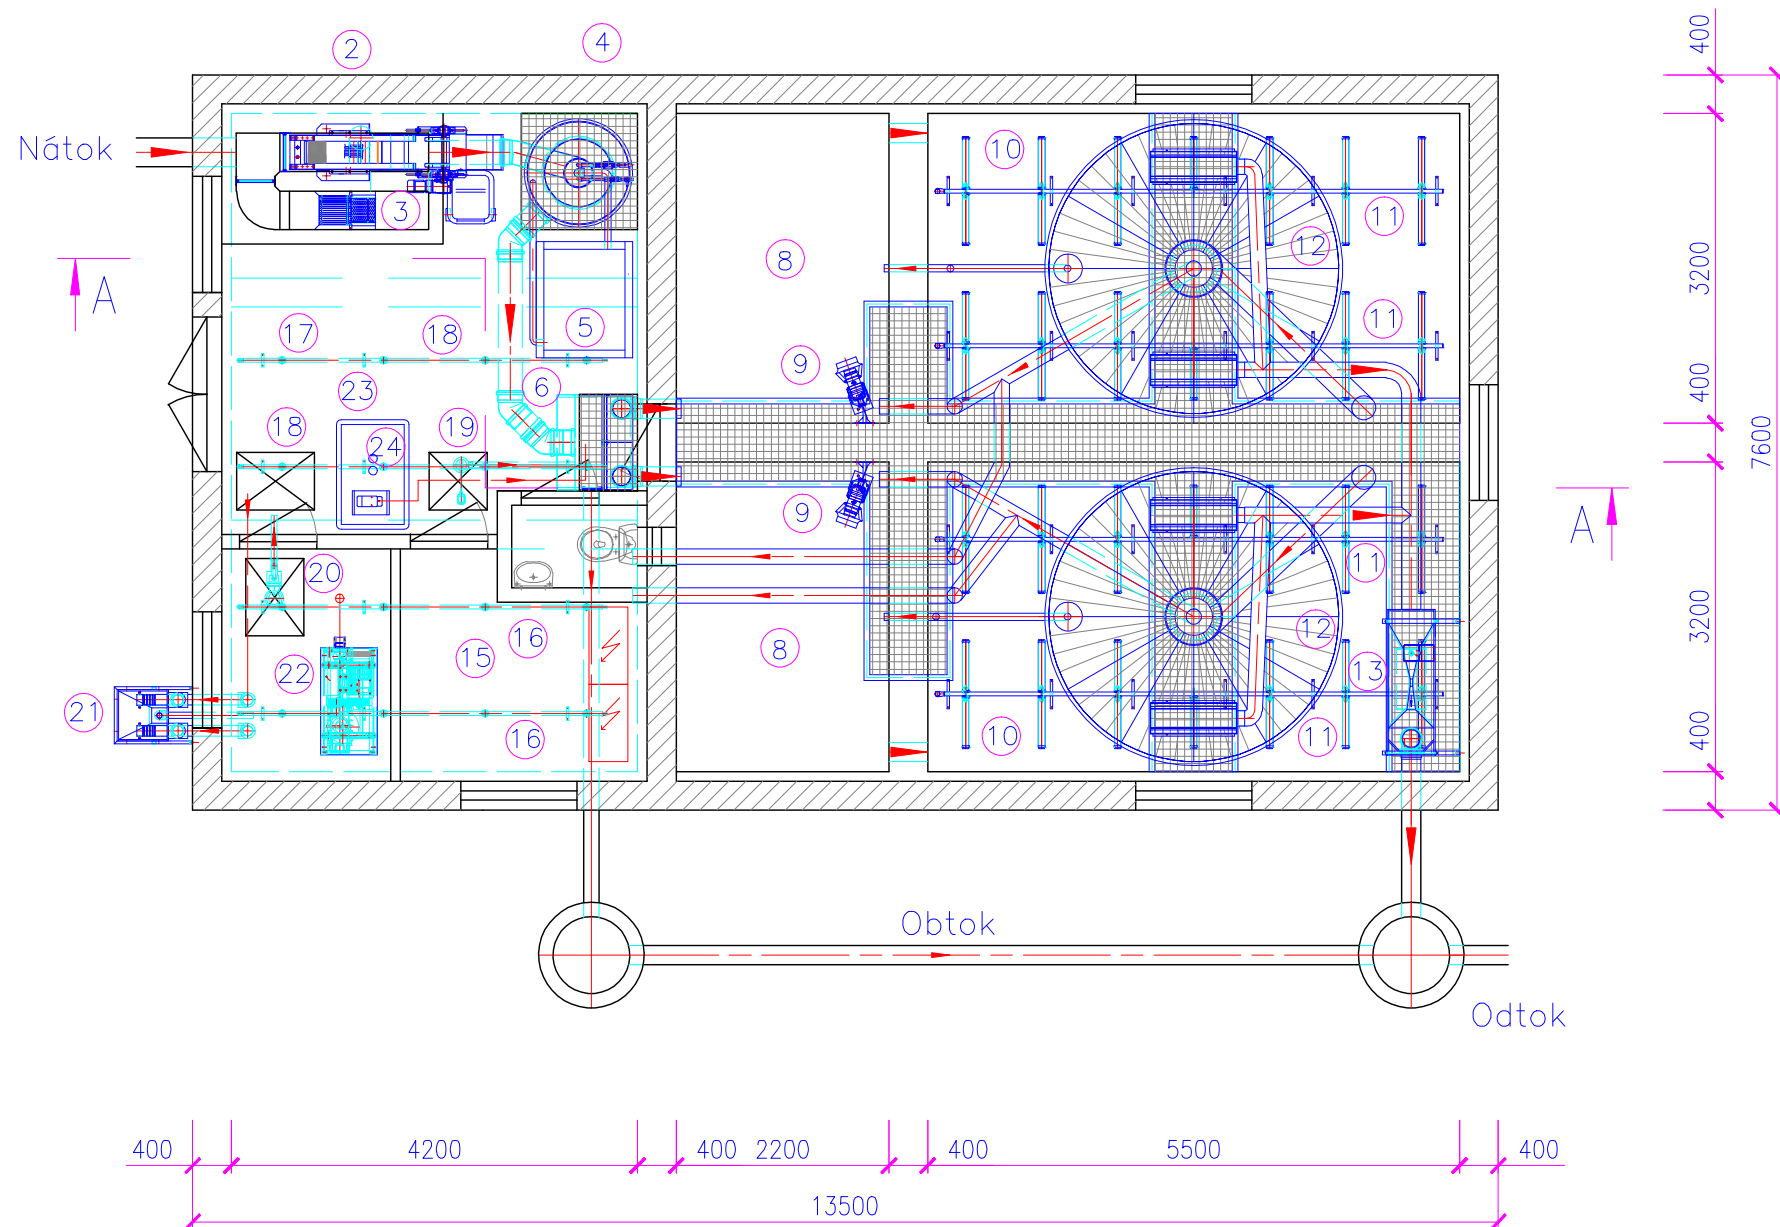


Legenda:

- | | |
|-----------------------------------|-----------------------------------|
| 1 Nátok na ČOV | 13 Měrný objekt |
| 2 Automatické česle | 14 Odtok |
| 3 Ruční česle | 15 Jímka stabilizace kalu |
| 4 Lapák písku | 16 Aerační rošt stabilizace kalu |
| 5 Kontejner na písek | 17 Jímka uskladnění kalu |
| 6 Rozdělovací objekt | 18 Aerační rošt uskladnění kalu |
| 7 Obtok ČOV | 19 Čerpadlo odsazené vody |
| 8 Denitrifikace 1,2 | 20 Čerpadlo stabilizovaného kalu |
| 9 Míchadlo denitrifikace 1,2 | 21 Odtah uskladněného kalu DN 100 |
| 10 Nitrifikace 1,2 | 22 Dmychadla |
| 11 Aerační rošt nitrifikace 1,2 | 23 Nádrž na koagulant 200l |
| 12 Vestavěná dosazovací nádrž 1,2 | 24 Dávkovací čerpadlo koagulantu |

Vypracoval		Schválil		Zodp. projektant		 envi-pur[®] s.r.o. Měsícká 3083, Těbor 390 02 tel.: +420 381 203 211 fax.: +420 381 251 738
Ing. Radek Bačkovský		Ing. Radek Bačkovský		Ing. Petr Frouz		
Investor Obec Přibyslavice, Sokolská 44, Přibyslavice, 664 83 Domašov u Brna				Měřítko		
Kraj Jihomoravský		Okres Brno – venkov		1:50		
Název stavby a lokalita						Datum 01 2009
KANALIZACE A ČOV V OBCI PŘIBYSLAVICE						St. dok. DŮŘ
						Zak. č. PŘIBYSLAVICE
Část						Jed. kl.
						Formát A 3
Název výkresu				Typ		Číslo výkresu 5705907–101
PŮDORYSNÝ ŘEZ ČOV						

ŘEZ A-A

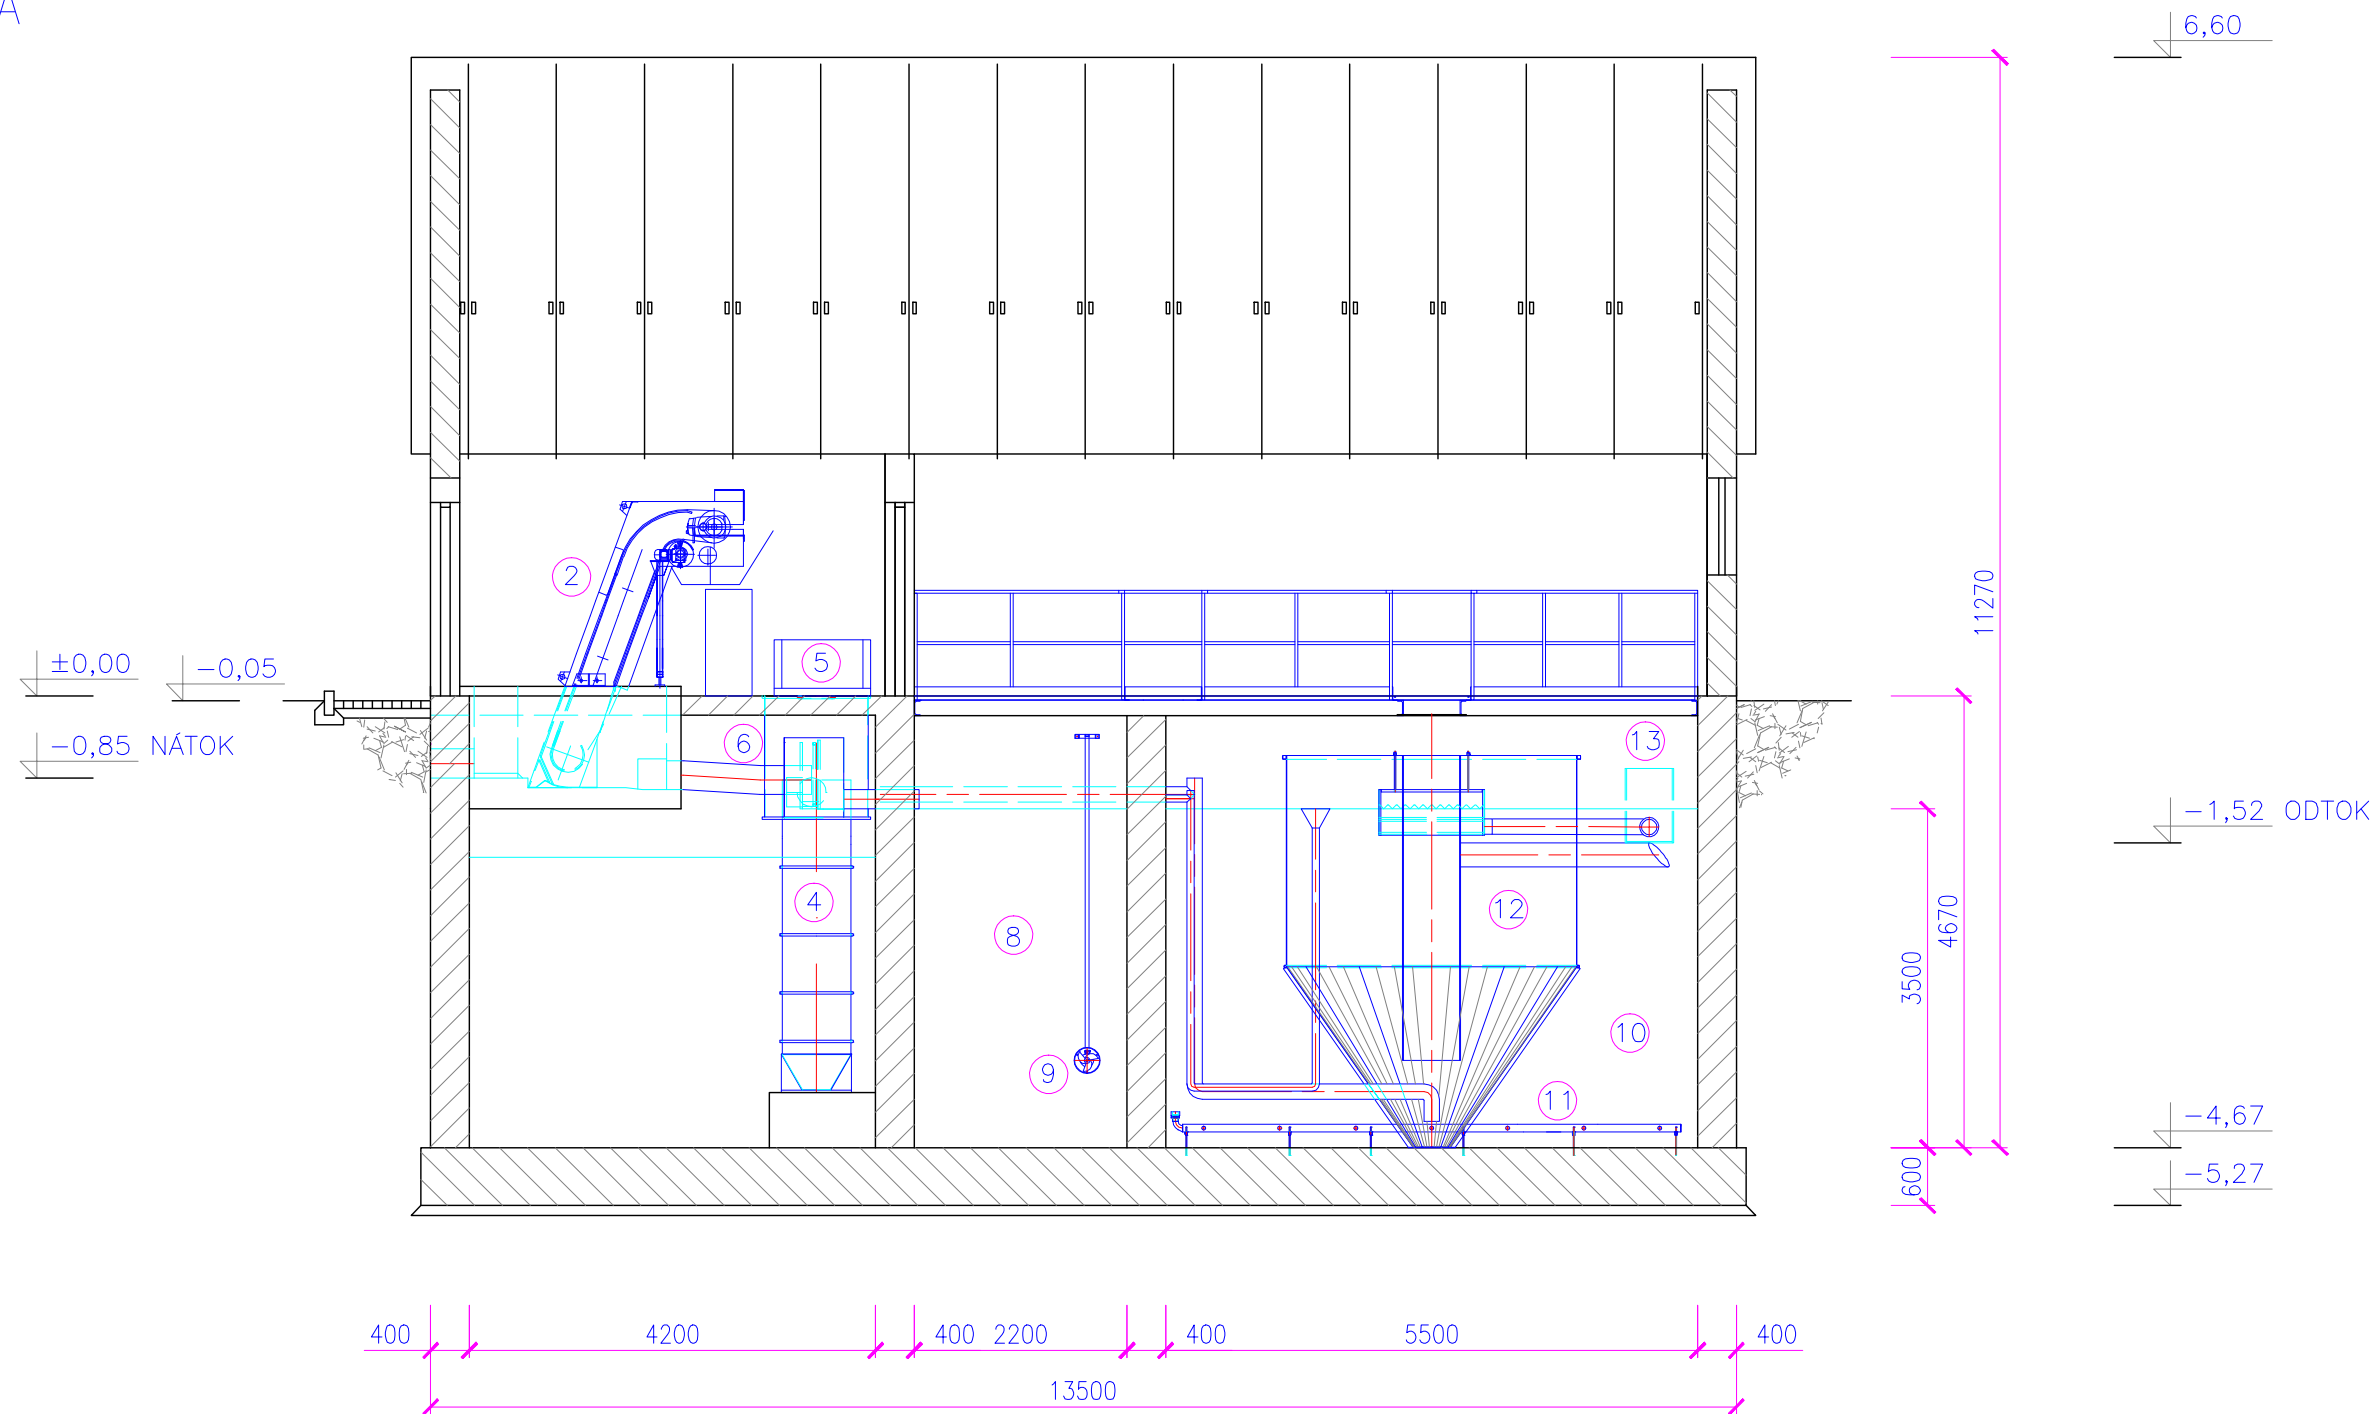


Legenda:


- | | |
|-----------------------------------|-----------------------------------|
| 1 Nátok na ČOV | 13 Měrný objekt |
| 2 Automatické česle | 14 Odtok |
| 3 Ruční česle | 15 Jímka stabilizace kalu |
| 4 Lapák písku | 16 Aerační rošt stabilizace kalu |
| 5 Kontejner na písek | 17 Jímka uskladnění kalu |
| 6 Rozdělovací objekt | 18 Aerační rošt uskladnění kalu |
| 7 Obtok ČOV | 19 Čerpadlo odsazené vody |
| 8 Denitrifikace 1,2 | 20 Čerpadlo stabilizovaného kalu |
| 9 Míchadlo denitrifikace 1,2 | 21 Odtah uskladněného kalu DN 100 |
| 10 Nitrifikace 1,2 | 22 Dmychadla |
| 11 Aerační rošt nitrifikace 1,2 | 23 Nádrž na koagulant 200l |
| 12 Vestavěná dosazovací nádrž 1,2 | 24 Dávkovací čerpadlo koagulantu |

Vypracoval	Schválil	Zodp. projektant	 Měsíček 3083, Tábors 390 02 tel.: +420 381 203 211 fax.: +420 381 251 738
Ing. Radek Bačkovský	Ing. Radek Bačkovský	Ing. Petr Frouz	
Investor Obec Přibyslavice, Sokolská 44, Přibyslavice, 664 83 Domašov u Brna		Měřítko	
Kraj Jihomoravský		Okres Brno – venkov	
Název stavby a lokalita			Datum
KANALIZACE A ČOV V OBCI PŘIBYSLAVICE			01 2009
			St. dok.
			DÚŘ
Část			Zak. č.
ŘEZ A-A			PŘIBYSLAVICE
			Jed. kl.
Typ			Formát
			A 3
Číslo výkresu			5705907-102


POHLED SEVERNÍ

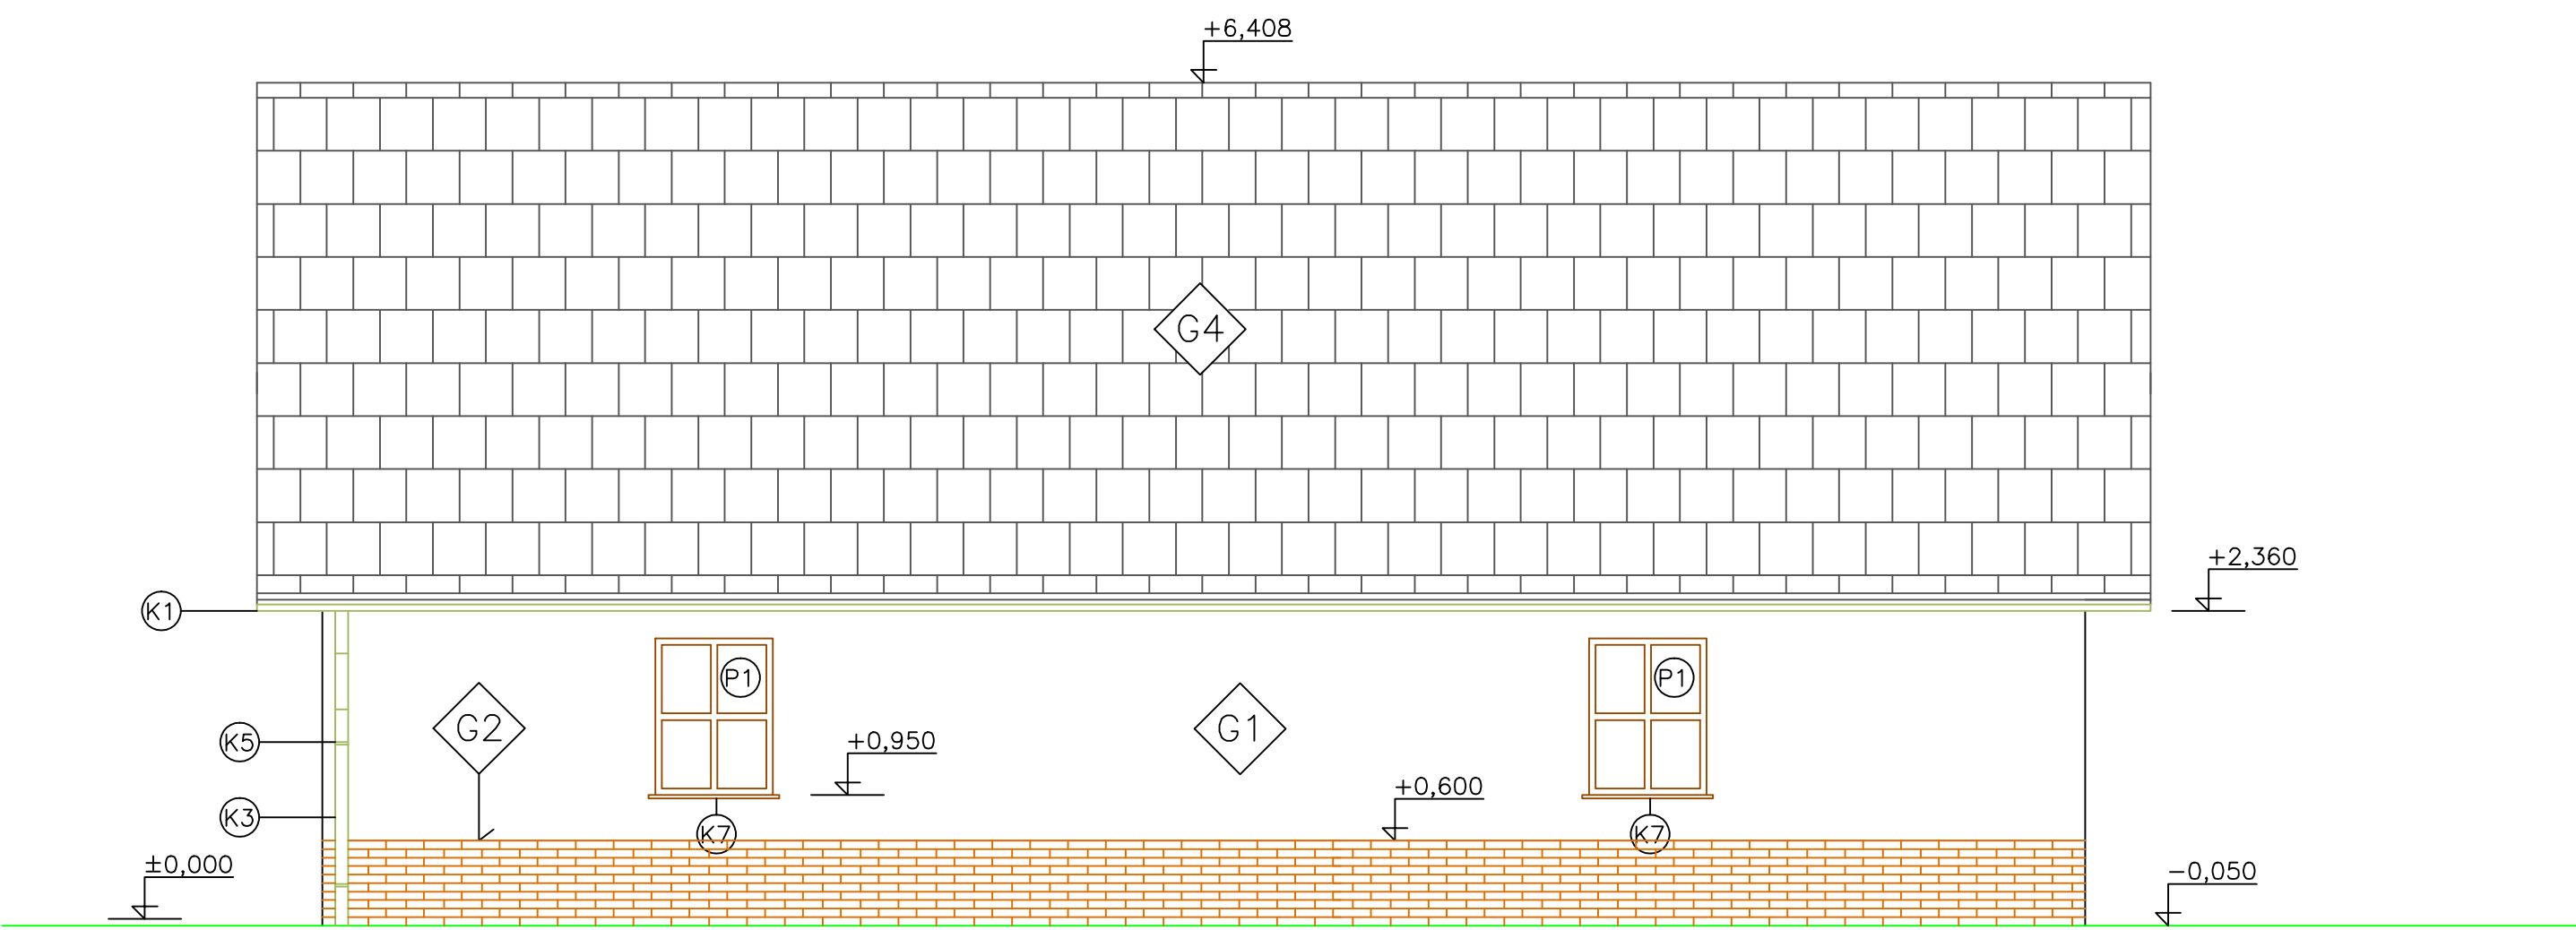


POHLED VÝCHODNÍ

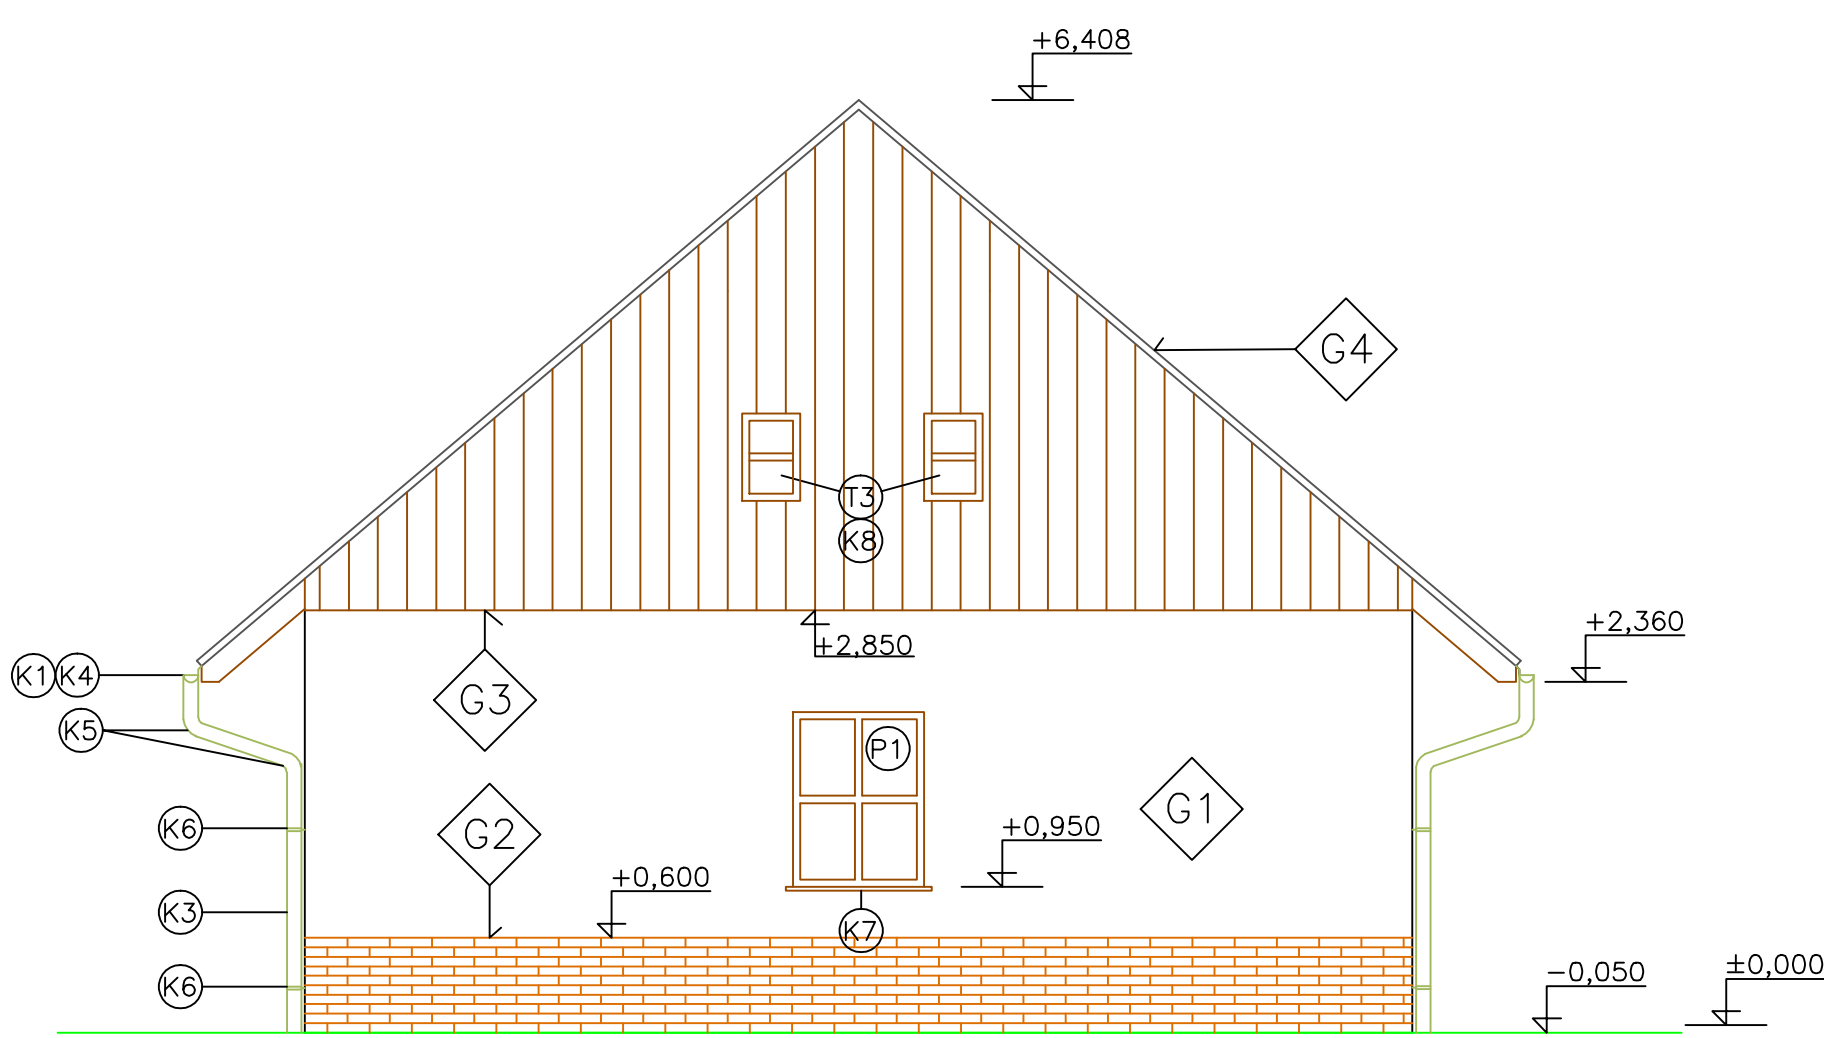

POHLED JIŽNÍ

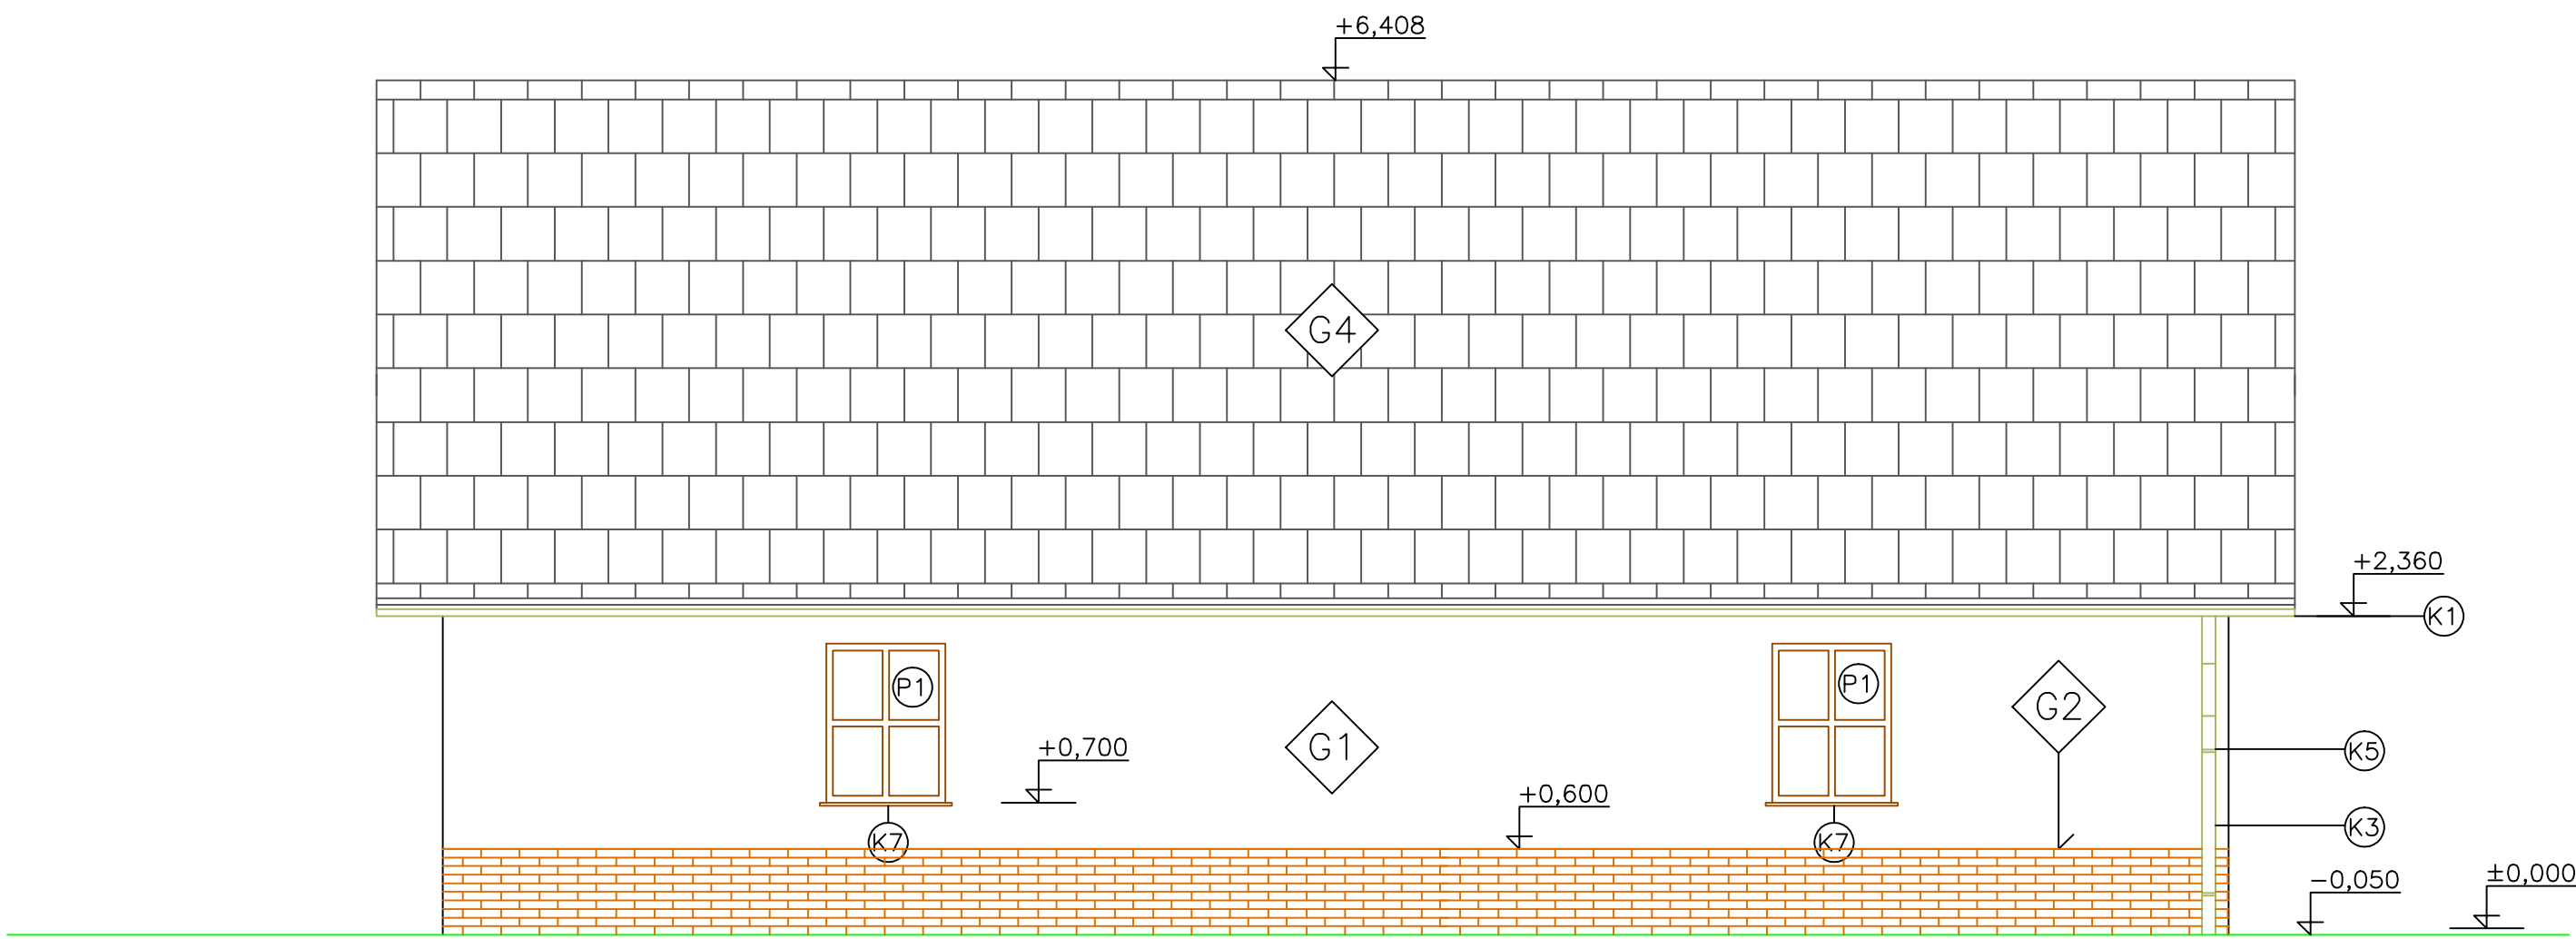

POHLED ZÁPADNÍ

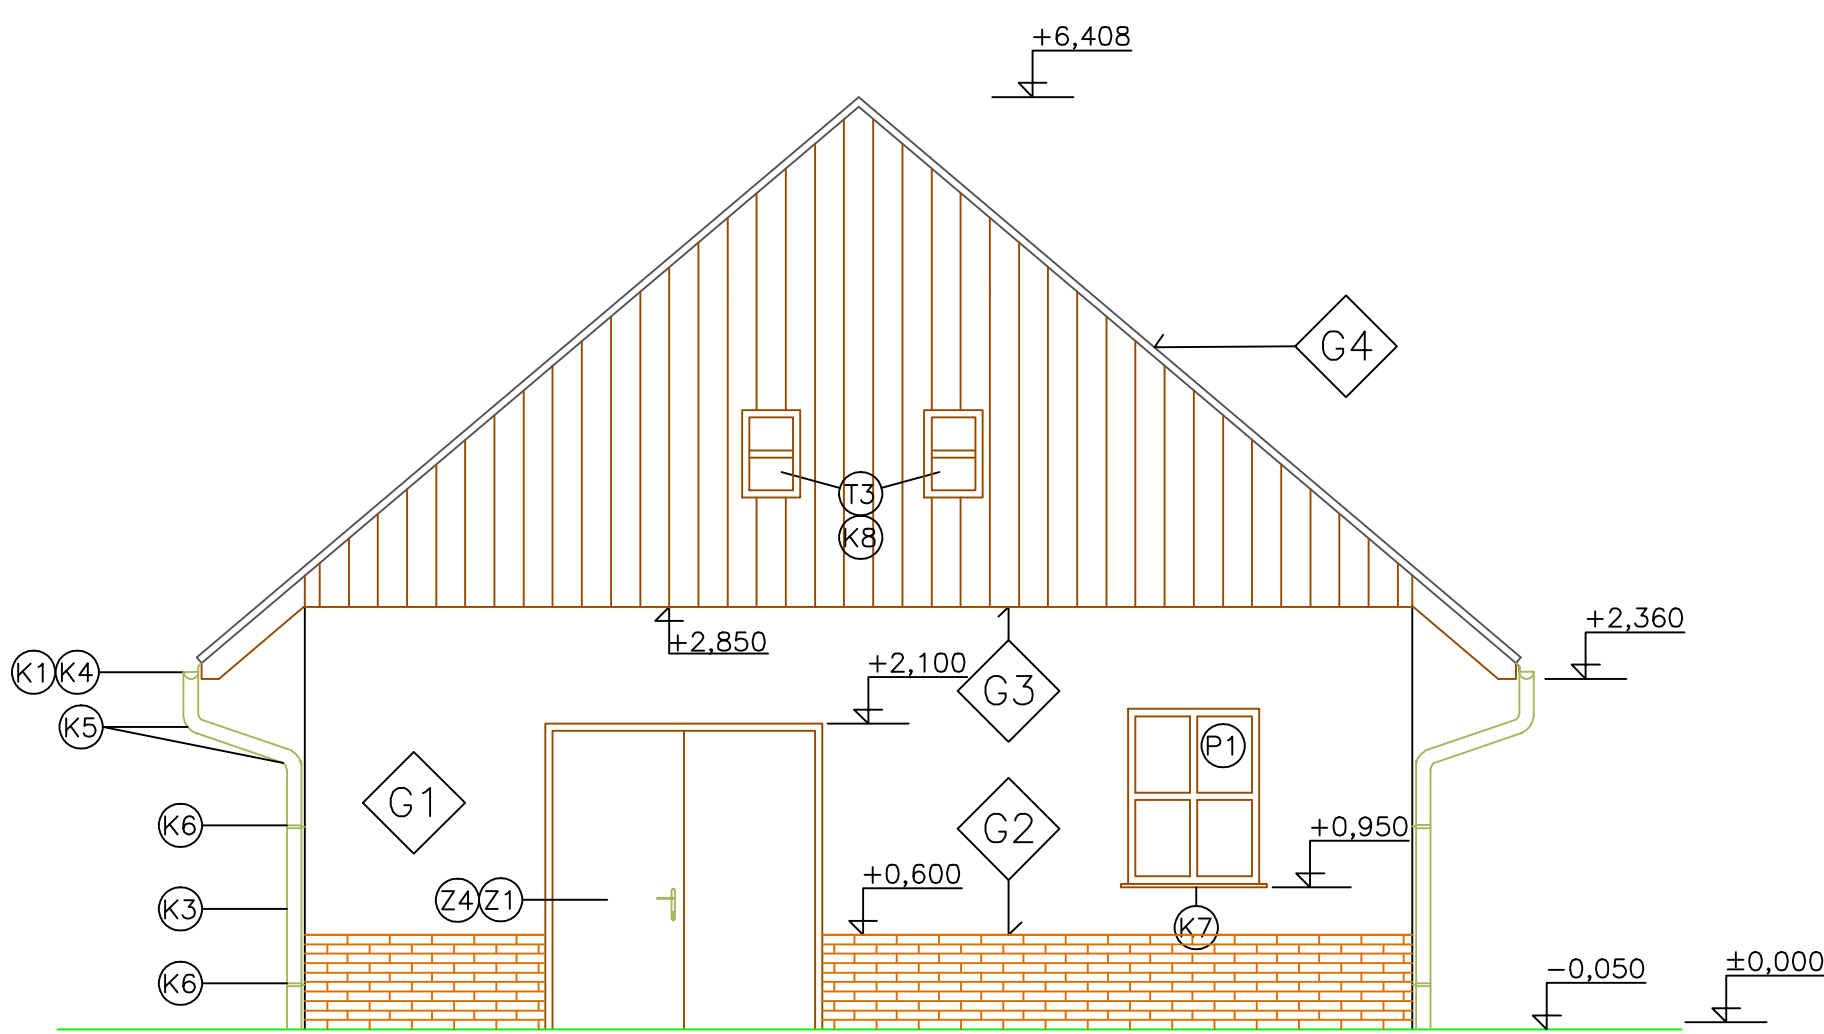

LEGENDA POVRCHŮ:

- G1 VÁPENÁ ŠTUKOVÁ OMÍTKA, BARVA BÍLÁ tl.15mm
- G2 KERAMICKÝ OBKLAD MRAZUVZDORNÝ
– PÁSKY 65*290 mm, BARVA CIHLOVÁ
- G3 DŘEVĚNÝ PRKENNÝ OBKLAD
Z PRKEN tl. 20mm a šířky 300mm, BARVA NÁTĚRU HNĚDÁ TMAVÁ
- G4 BETONOVÁ TAŠKA BRAMAC, MORAVSKÁ PLUS,
BARVA BŘIDLICOVĚ ČERNÁ


POZN.: -VÝPIS TRUHLÁŘSKÝCH (T), ZÁMEČNICKÝCH (Z), PLASTOVÝCH (P) A KLEMPÍŘSKÝCH (K)
VÝROBKŮ VIZ. "VÝPIS PRVKŮ F.2.X"

PROJEKTANT	KRESLIL	KONTROLOVAL	ZOD. PROJEKTANT	Ing. RADEK GREGOR
ČERNÝ STANISLAV	NEDEŁKA L.	Ing. GREGOR		591 01 266 rosl Sázavou Tel./fax: 566 620 215, 566 621 773 DČ: 351-7004034507 IČO 65732903
KRAJ: JIHO-MORAVSKÝ	STAV. ÚŘAD: ROSICE		FORMÁT	BxA4
INVESTOR: OBEC PŘIBYSLAVICE, 664 83 DOMAŠOV U BRNA			DATUM	02.2010
KANALIZACE A ČOV V OBCI PŘIBYSLAVICE			ÚČEL	DSP
			Č. ZAKÁZKY	24/2008
			Č. KOPIE	
80 02 - STAVEBNÍ ČÁST ČOV			ARCH. ČÍS.	
NÁZEV VÝKRESU: POHLEDY			MĚŘITKO	Č. VÝKR.
			1:50	F.2.3.


[illegible]

PROJEKTANT	KRESLIL	KONTROLOVAL	ZOD. PROJEKTANT	Ing. RADEK GREGOR	
ČERNÝ STANISLAV	NEDĚLKA L.	Ing. GREGOR		Horní 1679 591 01 Zdr. nař. Sázouno Tel./fax: 566 620 215, 566 621 773 DIČ: 351-7004634807 IČO: 65752903	
KRAJ: JIHMORAVSKÝ	STAV. ÚŘAD: ROSICE			FORMÁT	4xA4
INVESTOR: OBEC PŘIBYSLAVICE, 664 83 DOMAŠOV U BRNA				DATUM	02 2010
KANALIZACE A ČOV V OBCI PŘIBYSLAVICE				ÚČEL	DSP
				Č. ZAKÁZKY	24/2008
				Č. KOPIE	
SO 01 - KANALIZACE NÁZEV VÝKRESU: PODÉLNÝ PROFIL STOKY A2-2				ARCH. ČÍS.	
				MĚŘÍTKO	Č. VÝKR.
				1:1000/200	F.1.8.

PŮDORYS – NADZEMNÍ ČÁST

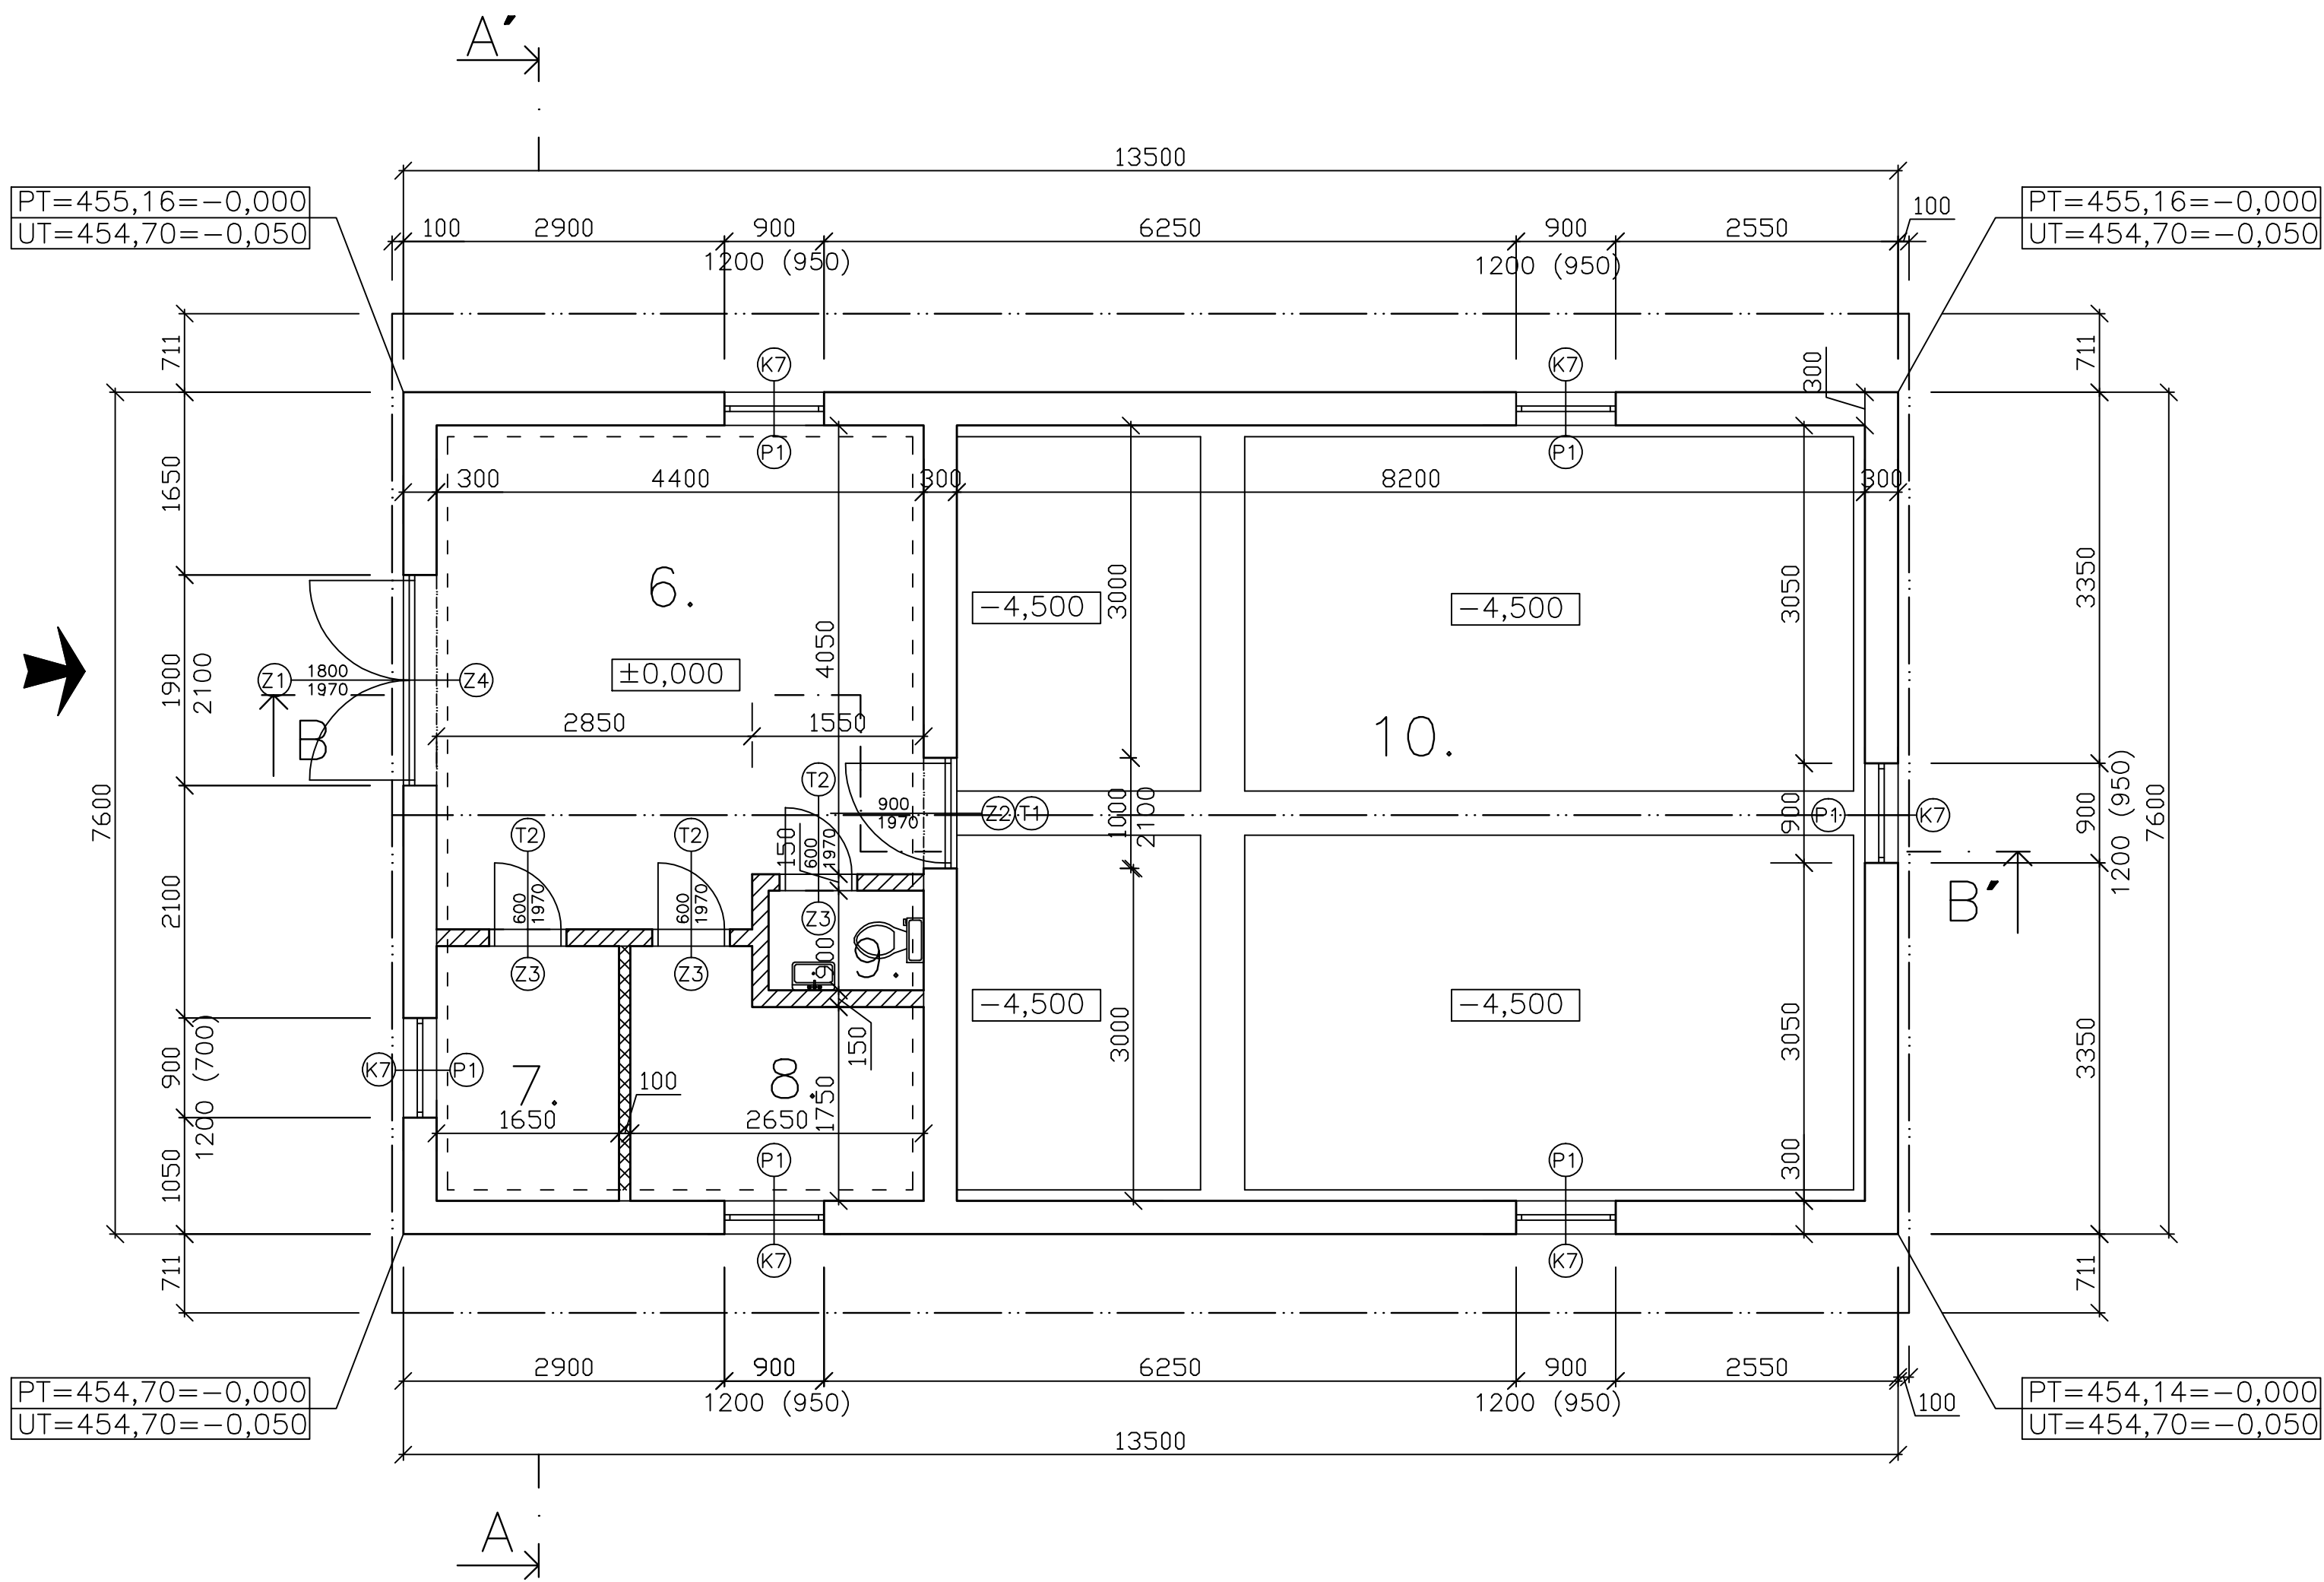

PŮDORYS – PODZEMNÍ ČÁST

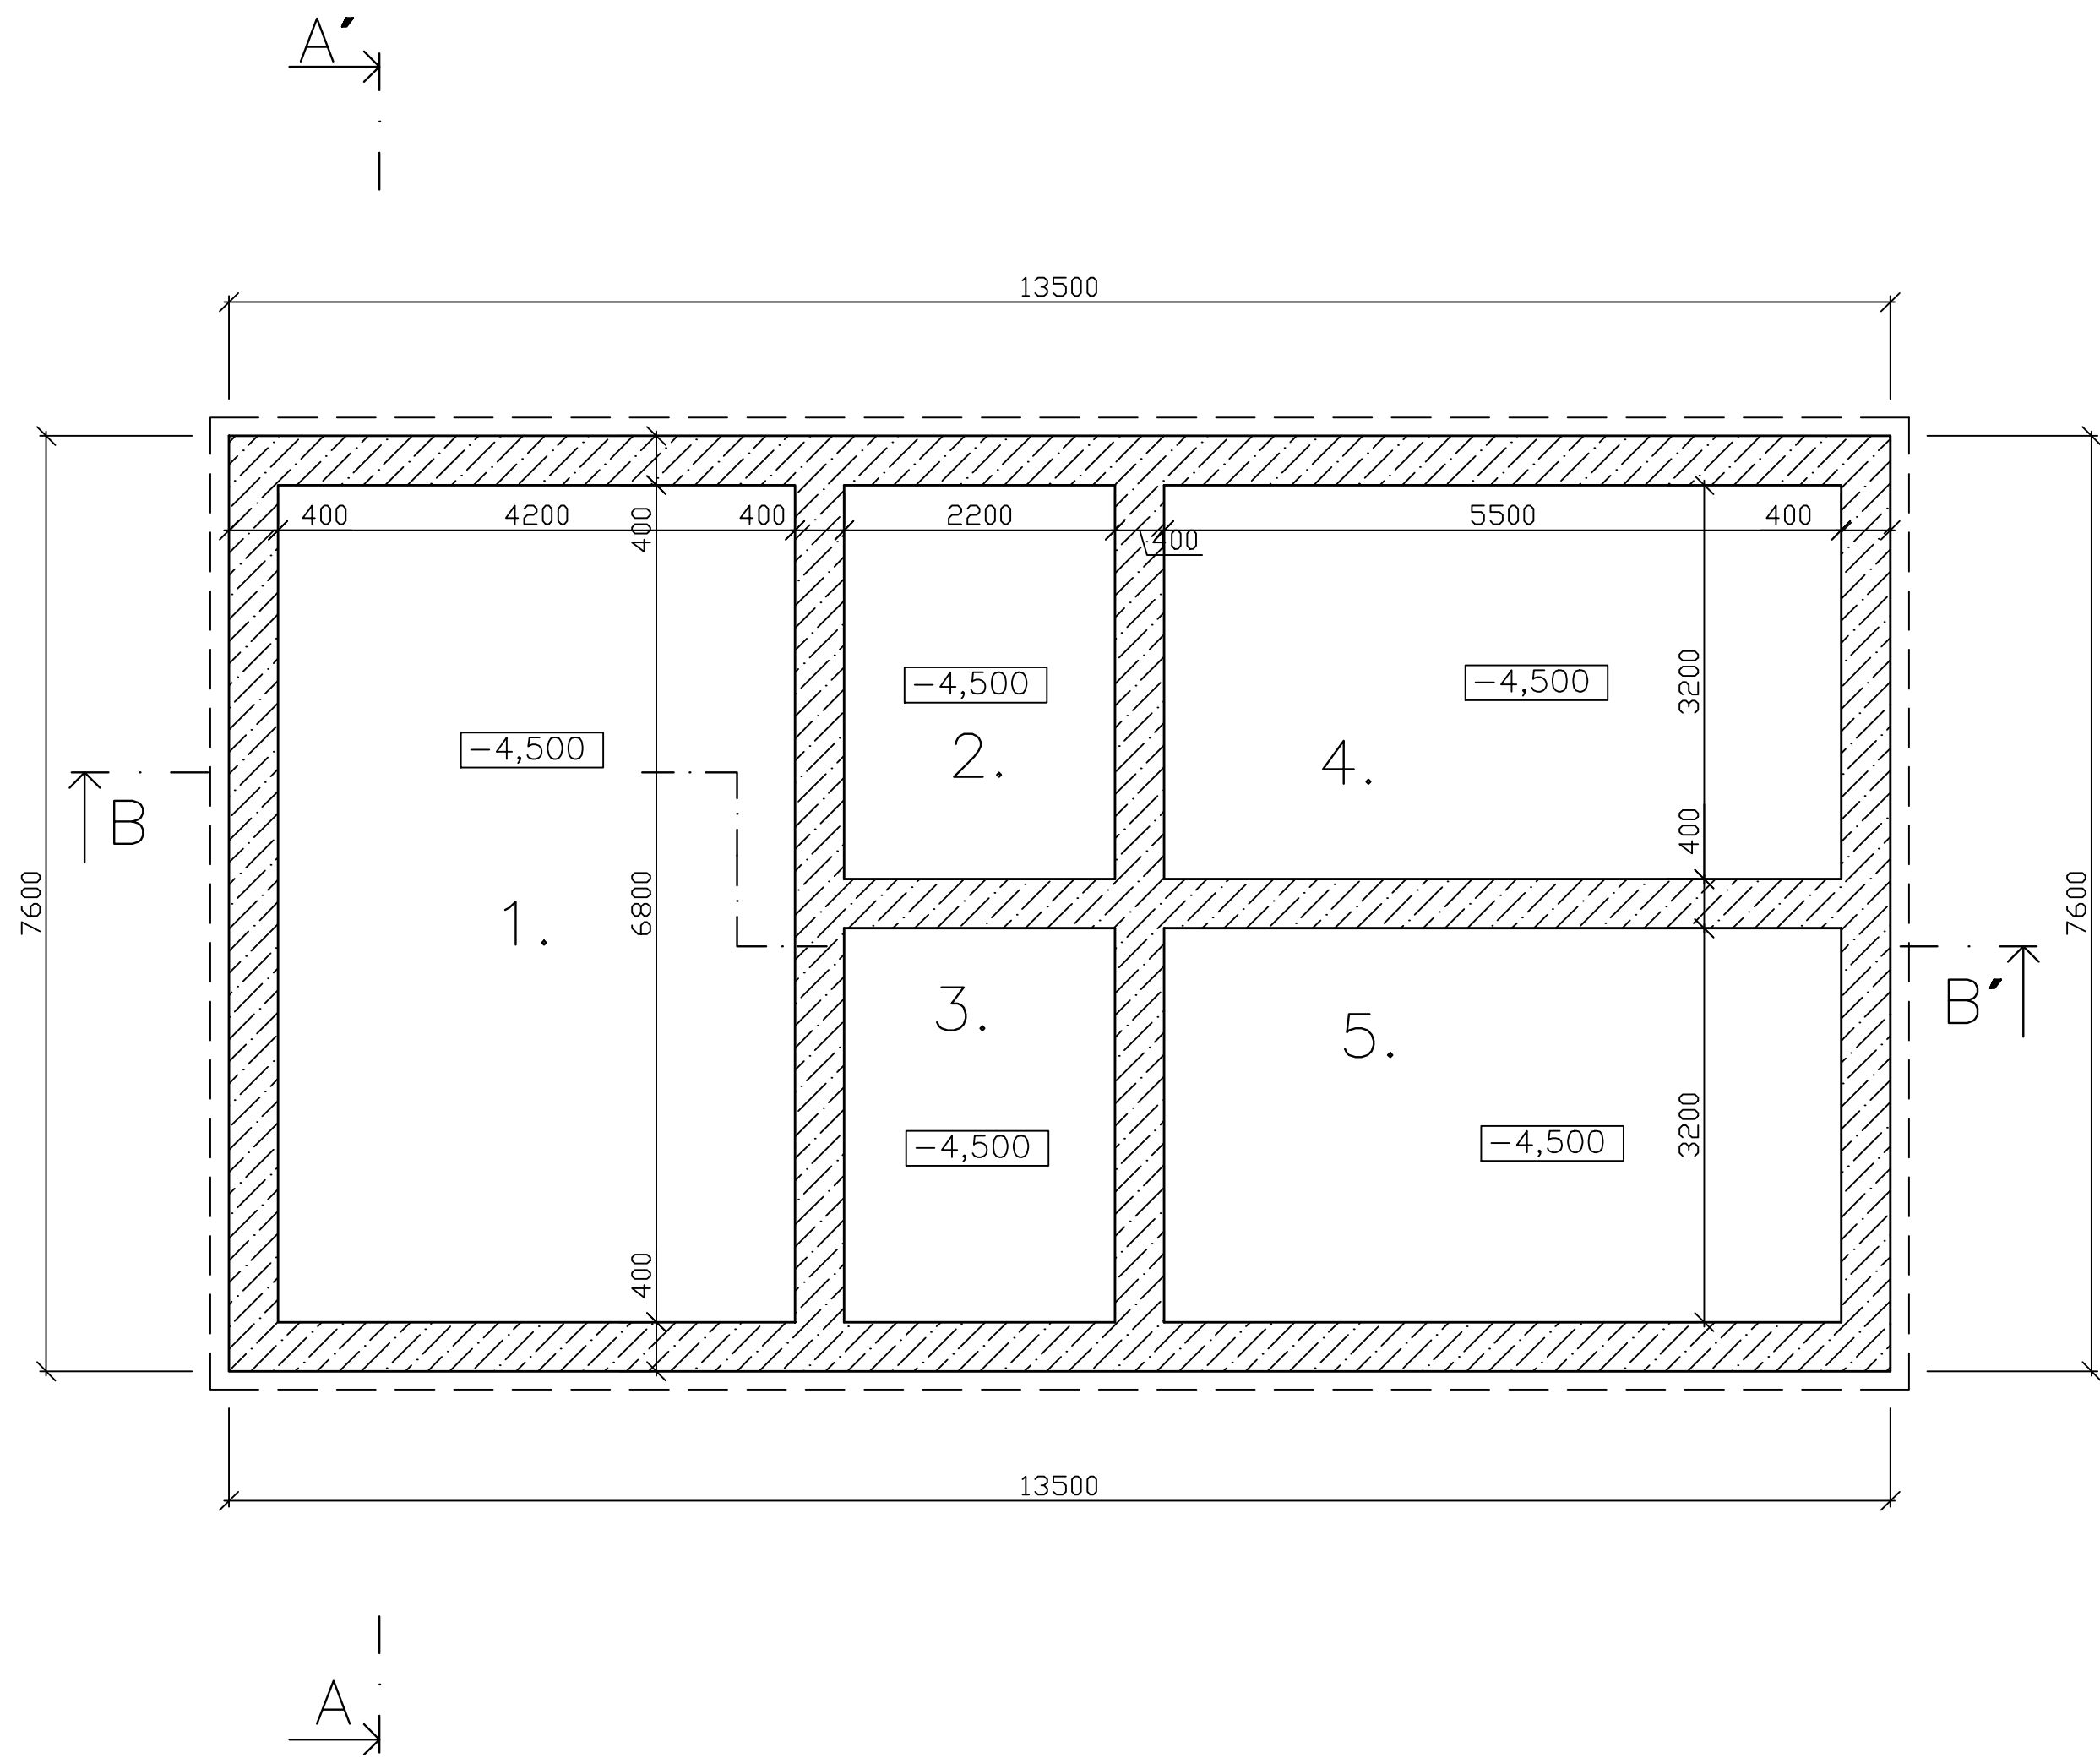

LEGENDA MÍSTNOSTÍ:

OZN.	MÍSTNOST	PLOCHA(m²)	PODLAHA	POVRCH STĚN
1.	AKUMULAČNÍ NADRŽ	28,56	BETON B20	VNITŘNÍ NÁTĚR BET. KON.
2.	DENITRIFIKACE 1	7,04	BETON B20	VNITŘNÍ NÁTĚR BET. KON.
3.	DENITRIFIKACE 2	7,04	BETON B20	VNITŘNÍ NÁTĚR BET. KON.
4.	NITRIFIKACE 1	17,6	BETON B20	VNITŘNÍ NÁTĚR BET. KON.
5.	NITRIFIKACE 2	17,6	BETON B20	VNITŘNÍ NÁTĚR BET. KON.
6.	PROVOZNÍ MÍSTNOST	19,245	KER. DLAŽBA	KERAMICKÝ OBKLAD v=2,1m
7.	DMÝCHÁRNA	3,795	KER. DLAŽBA	KERAMICKÝ OBKLAD v=2,1m
8.	TECHNICKÁ MÍSTNOST	5,243	KER. DLAŽBA	KERAMICKÝ OBKLAD v=2,1m
9.	WC	1,26	KER. DLAŽBA	KERAMICKÝ OBKLAD v=2,1m
10.	NADZEMNÍ ČÁST NADRŽI	57,4	-	KERAMICKÝ OBKLAD v=2,1m

LEGENDA MATERIÁLU:


	OBVODOVÉ NOSNÉ ZDIVO POROTHERM 30 AKU P+D NA MVC
	VNITŘNÍ PŘÍČKOVÉ ZDIVO POROTHERM, tl. 150mm P+D NA MVC
	VNITŘNÍ PŘÍČKOVÉ ZDIVO POROTHERM, tl. 100mm NA MVC
	ŽELEZOBETON

±0,000 = 454,75 m n.m.


POZN.:
-TECHNOLOGICKÉ ŘEŠENÍ ČOV JE V SAMOSTATNÉ PŘÍLOZE
"SO 03 – TECHNOLOGICKÁ ČÁST ČOV"
-VÝPIS TRUHLÁŘSKÝCH (T), ZÁMEČNICKÝCH (Z), PLASTOVÝCH (P) A KLEMPÍŘSKÝCH (K)
VÝROBKŮ VIZ. "VÝPIS PRVKŮ F.2.X"

PROJEKTANT	KRESLIL	KONTROLOVAL	ZOD. PROJEKTANT	Ing. RADEK GREGOR
ČERNÝ STANISLAV	NEDEĚLKA L.	Ing. GREGOR		Horní 1679 591 01 Žďar nad Sázavou Tel./fax: 566 620 215, 566 621 773 DČ: 351-7004034507 IČO 65782903
KRAJ: JIHO-MORAVSKÝ	STAV. ÚŘAD: ROSICE		FORMÁT	BxA4
INVESTOR: OBEC PŘIBYSLAVICE, 664 83 DOMAŠOV U BRNA			DATUM	02.2010
			ÚČEL	DSP
			Č. ZAKÁZKY	24/2008
			Č. KOPIE	
			ARCH. ČÍS.	
			MĚŘITKO	Č. VÝKR.
			1:50	F.2.2.

ŘEZ A-A'

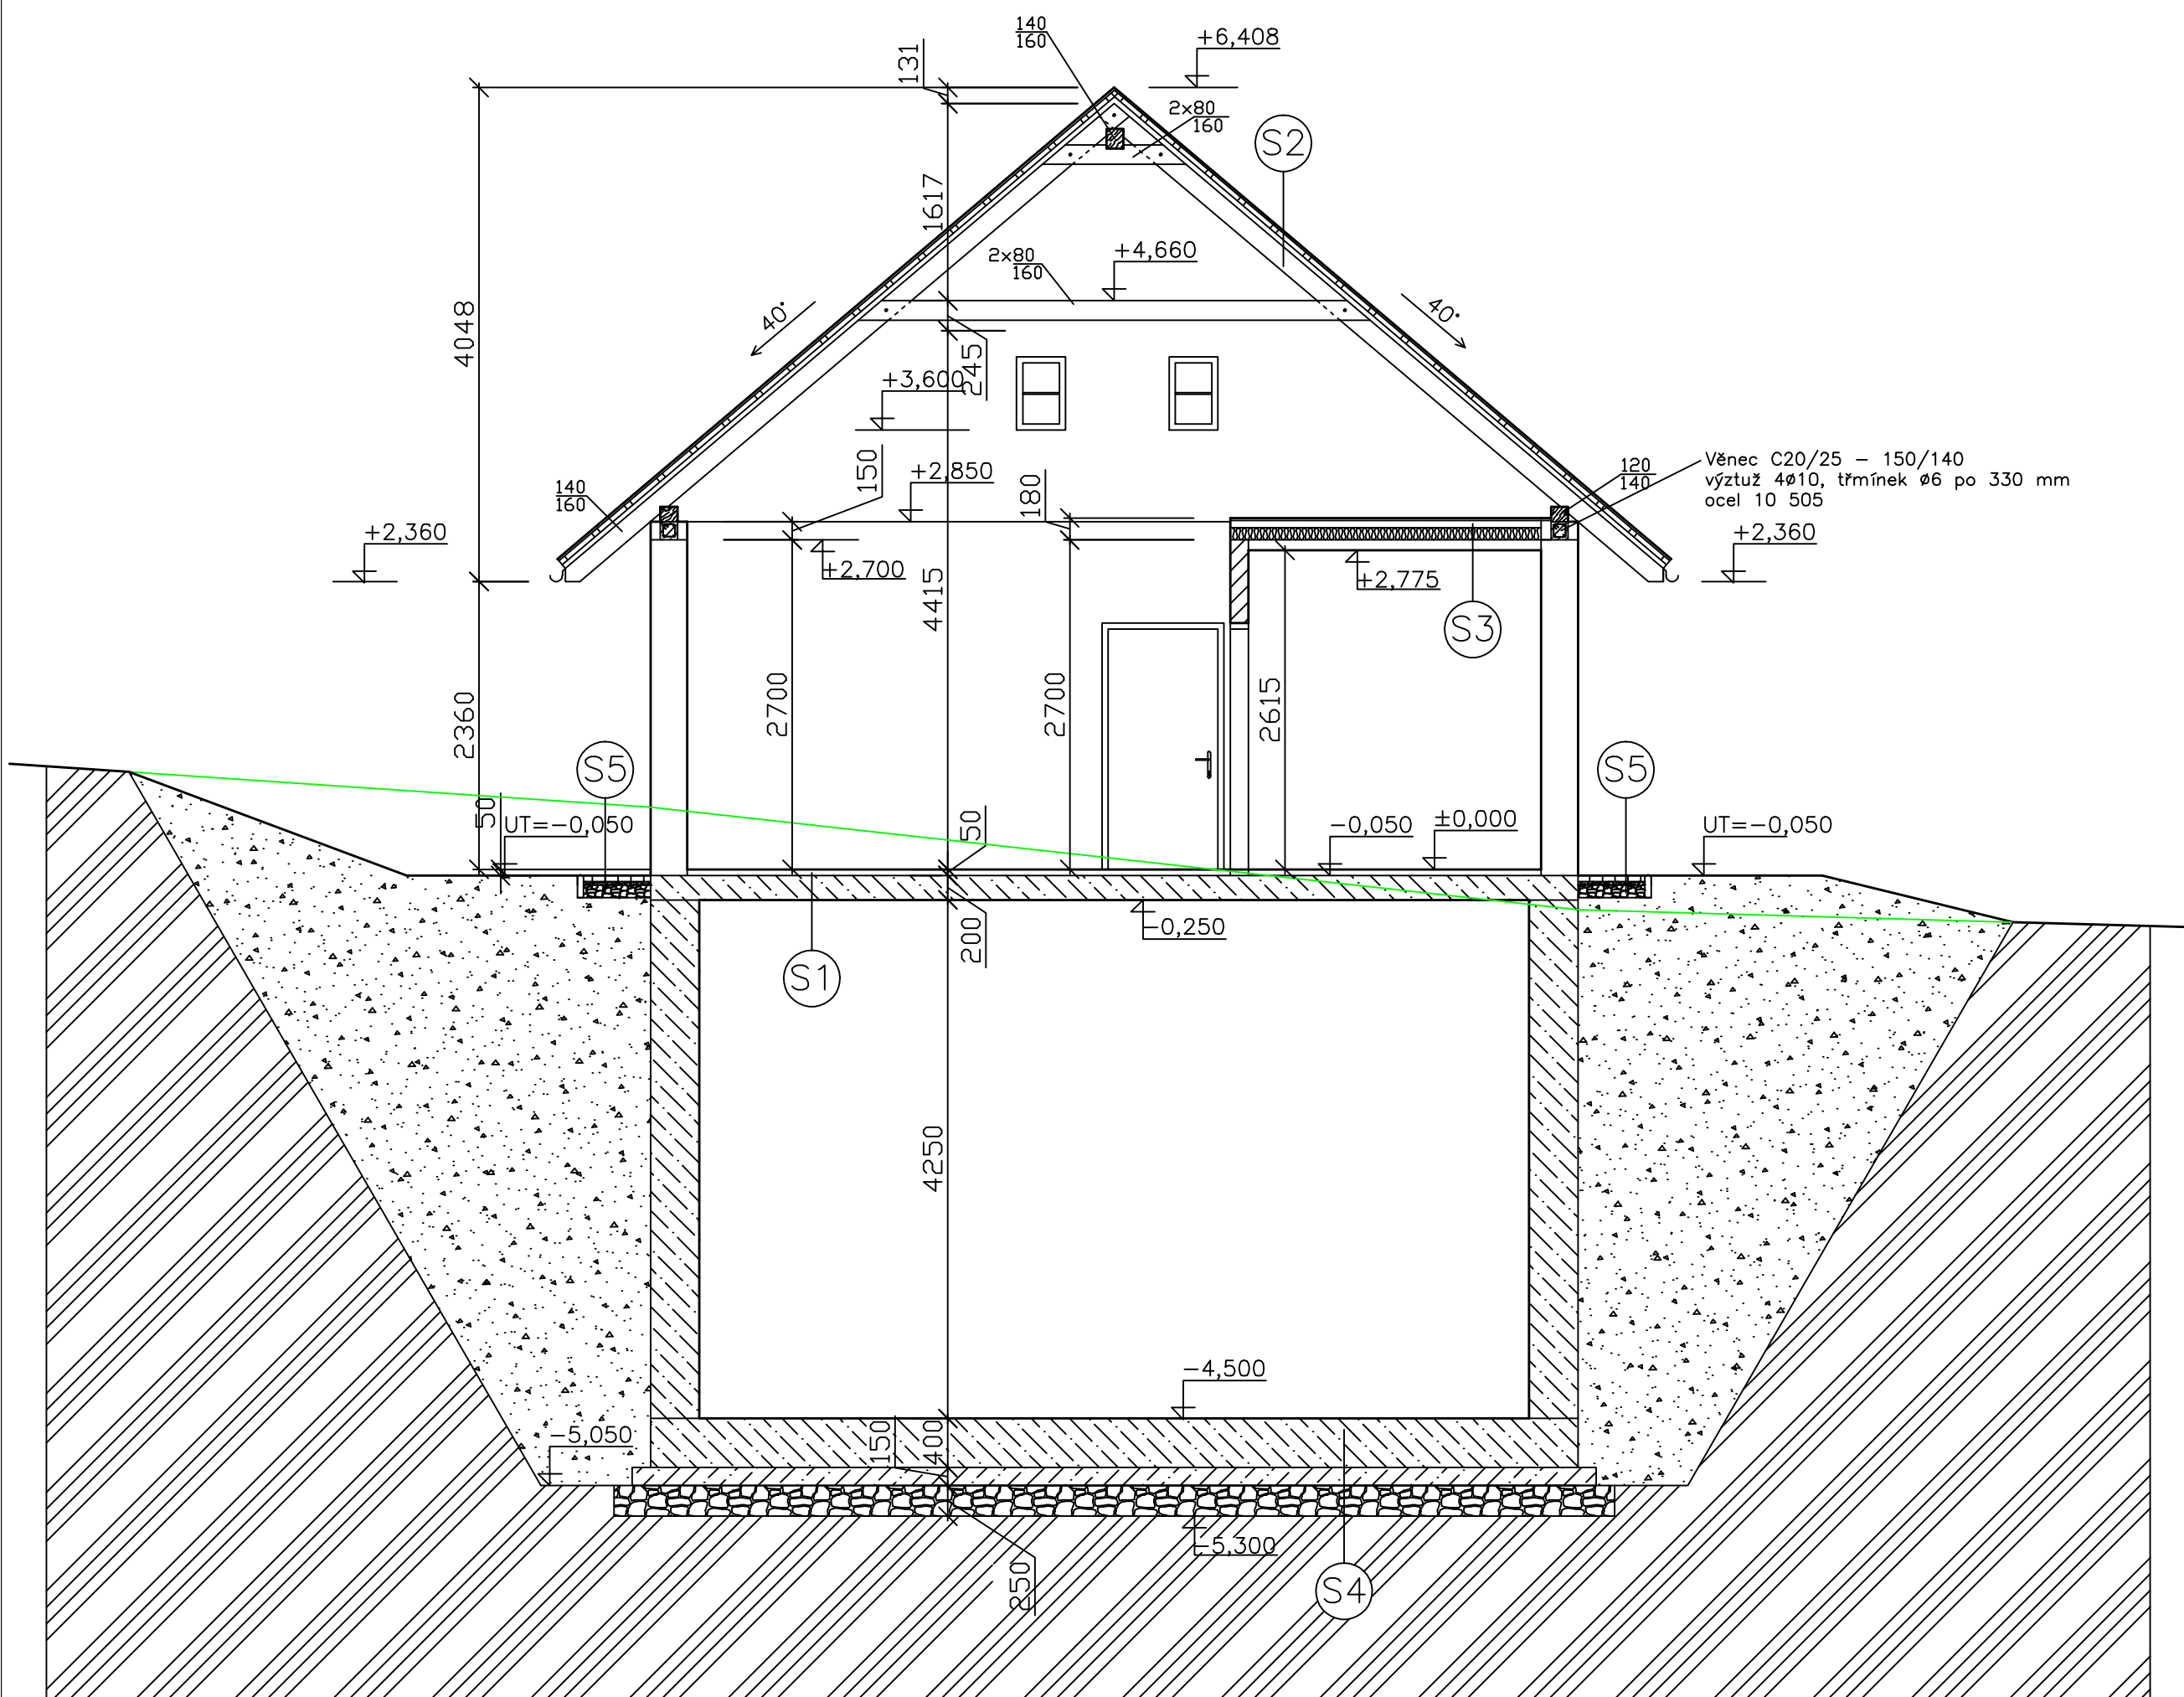

ŘEZ B-B'

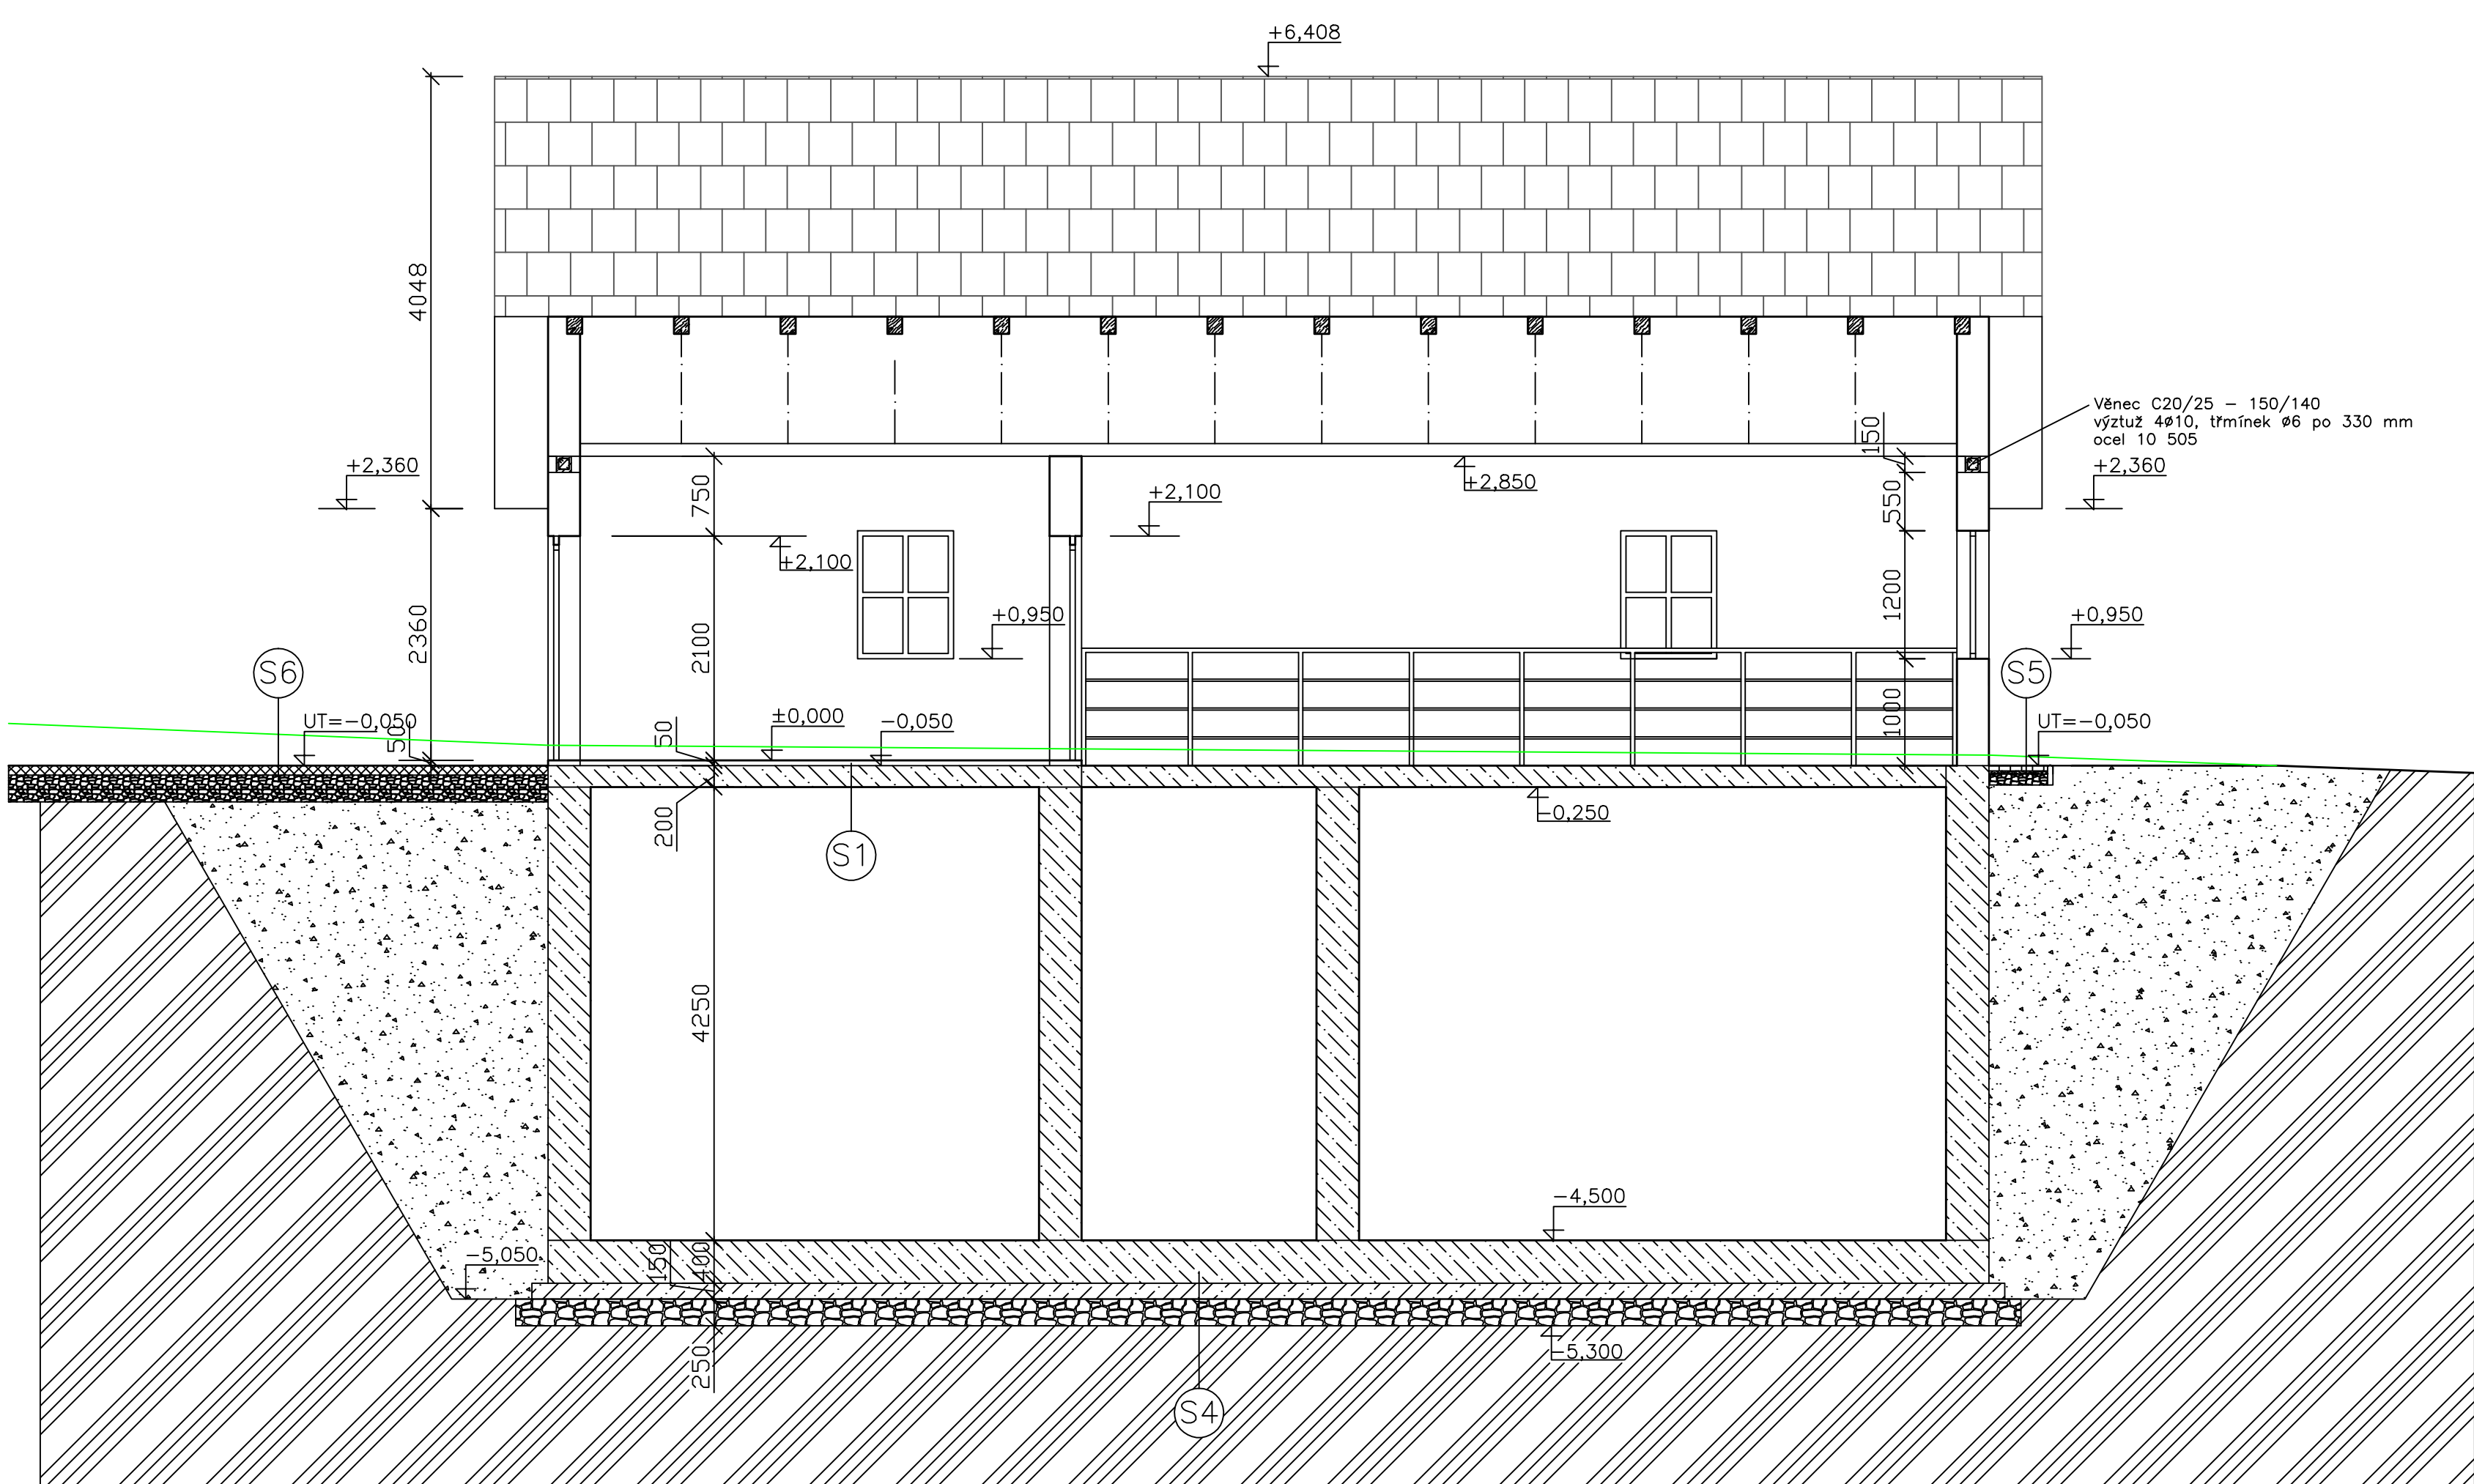

LEGENDA MATERIÁLU:


- OBVODOVÉ NOSNÉ ZDIVO POROTHERM 30 AKU P+D NA MVC
- VNITŘNÍ PŘÍČKOVÉ ZDIVO POROTHERM, tl. 150mm P+D NA MVC
- TEPELNÁ IZOLACE ROCKWOOL
- NASYPANÁ ZHUTNĚNÁ ZEMINA
- ROSTLÝ TERÉN
- KAMENIVO
- ŽELEZOBETON B20
- BETON B30

SKLADBY:

- S1 -Ochranný nátěr
-Bet. mazanina tl. 50 mm
-ŽB strop tl. 200 mm
- S2 -Bet. krytina BRAMAC, taška moravská plus
-Střešní latě 40/60
-Kontralatě 40/60
-Krokev 140/160
- S3 -Vlnitý plech tl. 1 mm, výška vlny 20 mm
-U 160
-Tep. izol. ROCKWOOL tl. 100 mm
-Parozábřana
-CD profil 27/60/27 mm
-Sádrokartonová deska RIGIPS RF, tl. 15 mm
- S4 -ŽB tl. 400 mm
-Podkl. bet. tl. 150 mm
-ŠD, fr. 16-32 mm, tl. 250 mm
-Zhutněné dno stavební jámy
- S5 -Bet. dlaždice 500*500 mm, tl. 60 mm
-Kladeční vrstva, fr. 4-8 mm, tl. 30 mm
-ŠD, fr. 8-16 mm, tl. 100 mm
- S6 -2*uzavírací asfaltový nátěr (1,8+1,5 kg/m2)
-Penetrační makadam, tl. 90 mm
-ŠD, fr. 0-32 mm, tl. 250 mm

POZN.: TECHNOLOGICKÉ ŘEŠENÍ ČOV JE V SAMOSTATNÉ PŘÍLOZE
"SO 03 - TECHNOLOGICKÁ ČÁST ČOV"

PROJEKTANT	KRESLIL	KONTROLOVAL	ZOD. PROJEKTANT	Ing. RADEK GREGOR
ČERNÝ STANISLAV	NEDEĚLKA L.	Ing. GREGOR		Horní 1679 591 01 Žďár nad Sázavou Tel./fax: 566 620 215, 566 621 773 DČ: 351-7004034607 IČO 65782903
KRAJ: JIHO-MORAVSKÝ	STAV. ÚŘAD: ROSICE	FORMÁT		Bx44
INVESTOR: OBEC PŘIBYSLAVICE, 664 83 DOMAŠOV U BRNA		DATUM		02.2010
KANALIZACE A ČOV V OBCI PŘIBYSLAVICE			ÚČEL	DSP
			Č. ZAKÁZKY	24/2008
			Č. KOPIE	
SO 02 - STAVEBNÍ ČÁST ČOV			ARCH. ČÍS.	
			MĚŘITKO	Č. VÝKR.
NÁZEV VÝKRESU: ŘEZ A-A'; ŘEZ B-B'			1:50	F.2.4.

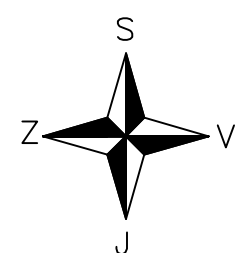


 KANALIZACE SPLAŠKOVÁ – NÁVRH
 **§1**
 KANALIZAČNÍ ŠACHTA
 ODTOK Z ČOV
 OBTOK ČOV
 PŘÍJEZDOVÁ KOMUNIKACE K ČOV
 ČISTIRNA ODPADNÍCH VOD
 **ČOV**
 VODOVODNÍ PŘÍPOJKA K ČOV d 63
 PŘÍPOJKA NN K ČOV

	DEŠŤOVÁ KANALIZACE
	VODOVOD
	STL PLYNOVOD
	TELEFONICA 02 – OPTICKÝ KABEL
	TELEFONICA 02 – TELEFONNÍ KABEL
	TELEFONICA 02 – PŘÍPOJKA NN
	VEDENÍ NN – NADZEMNÍ
	VEDENÍ NN – PODZEMNÍ
	VEDENÍ VN – NADZEMNÍ

PROJEKTANT	KRESLIL	KONTROLOVAL	ZOD. PROJEKTANT	Ing. RADEK GREGOR Kopie 03 501 01 Záb. mod. Staven. Tel. 738 566 002 Záb. mod. Staven. Tel. 351-7040434807 03 60752903
ČERNÝ STANISLAV	NEDĚLKA L.	Ing. GREGOR		
KRAJ: JIHOOMORAVSKÝ	STAV. ÚŘAD: ROŠICE		FORMÁT	Ax4A
INVESTOR: OBEC PŘIBYSLAVICE, 664 83 DOMAŠOV U BRNA			DATUM	02 2010
KANALIZACE A ČOV V OBCI PŘIBYSLAVICE			ÚČEL	DSP
			Č. ZAKÁZKY	24/2008
			Č. KOPIE	
SO01 - KANALIZACE			ARCH. ČÍS.	
NÁZEV VÝKRESU: SITUACE KANALIZACE			MĚŘÍTKO	Č. VÝKR.
			1:500	C.4.

SCHÉMATICKÁ SITUACE


– umístění ČOV

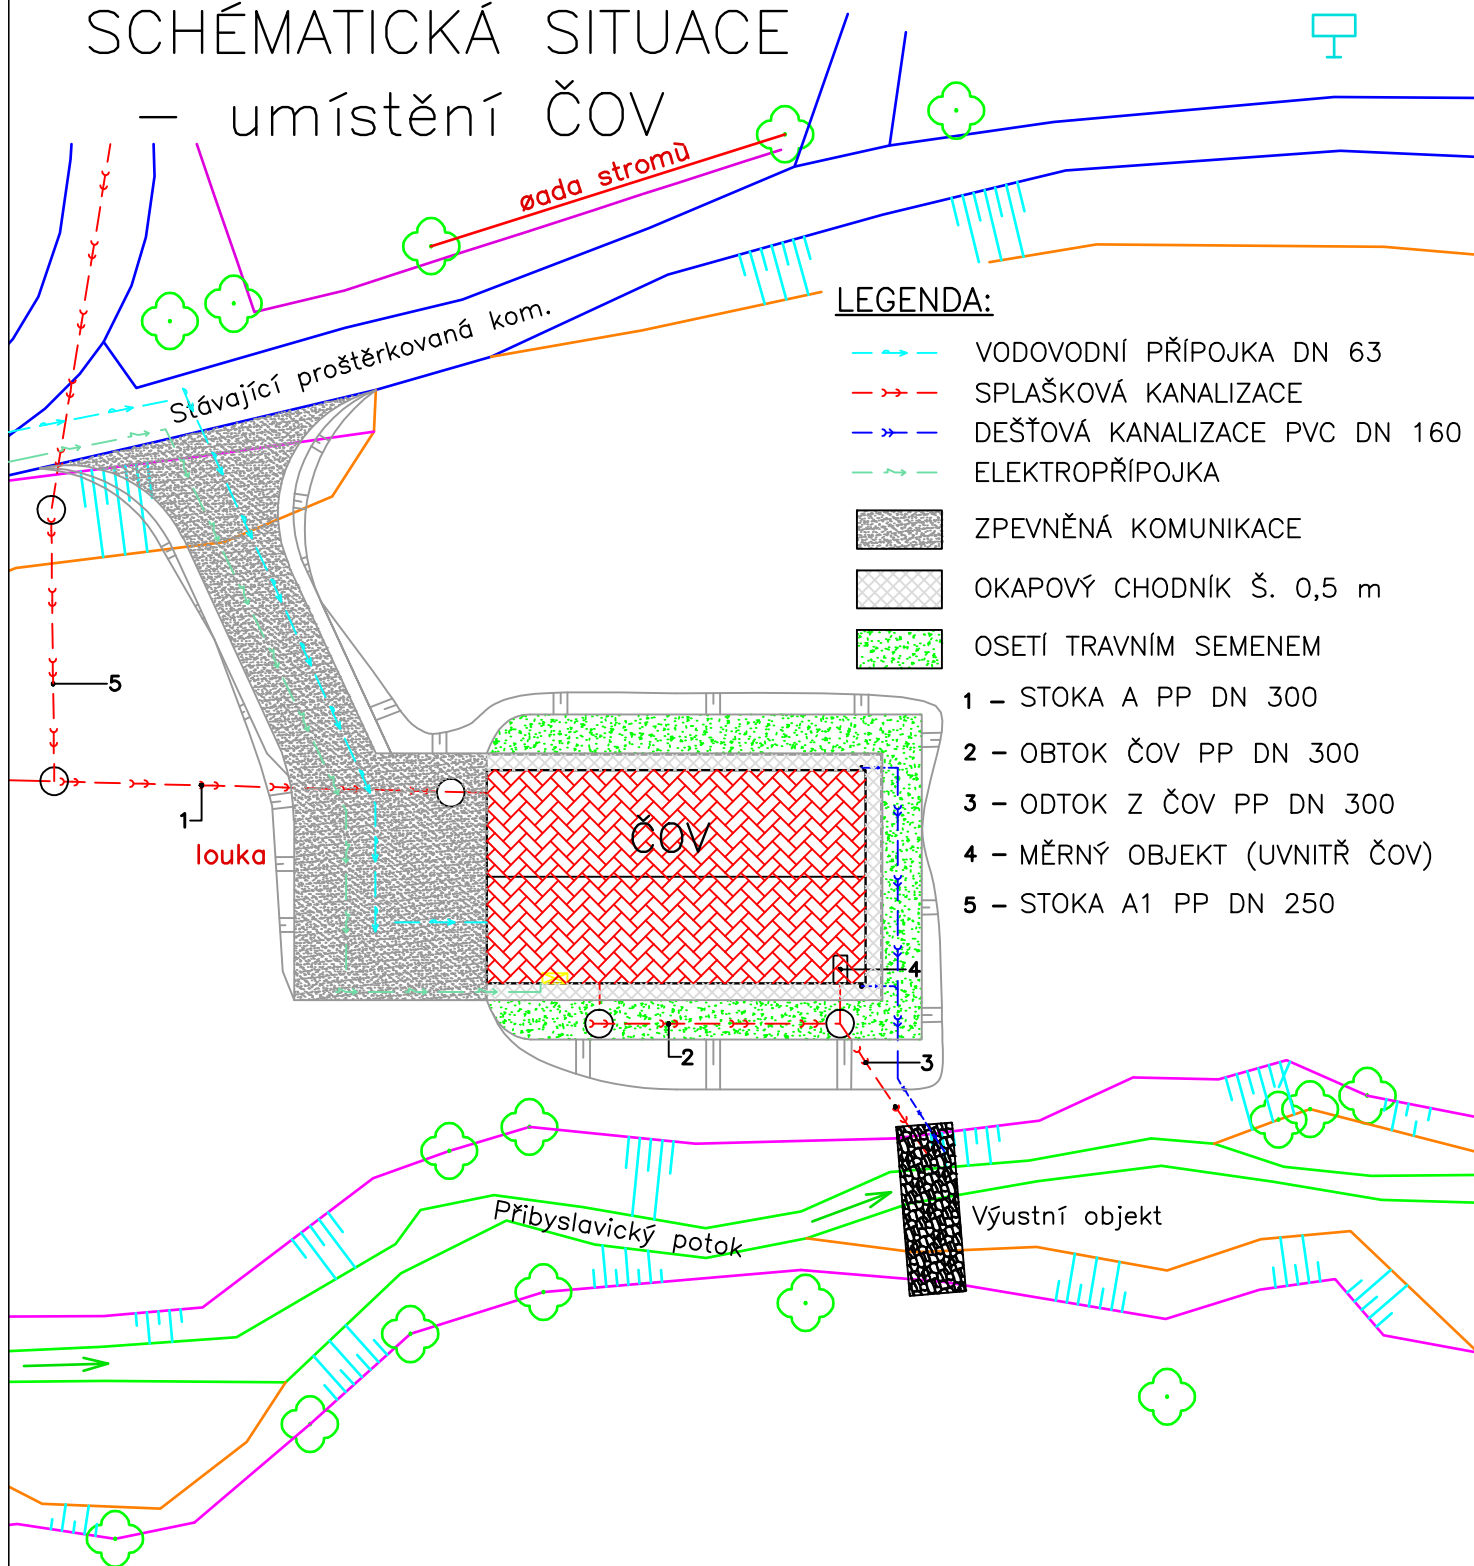


PROJEKTANT	KRESLIL	KONTROLOVAL	ZOD. PROJEKTANT	Ing. RADEK GREGOR Horní 1679 591 01 Žďár nad Sázavou Tel./fax: 566 620 215, 566 621 773 DIČ 351-7004034807 IČO 65752903	
ČERNÝ STANISLAV		NEDĚLKA L.	Ing. GREGOR		
KRAJ: JIHMORAVSKÝ		STAV. ÚŘAD: ROSICE		FORMÁT	A4
INVESTOR: OBEC PŘIBYSLAVICE, 664 83 DOMAŠOV U BRNA				DATUM	10 2009
KANALIZACE A ČOV V OBCI PŘIBYSLAVICE				ÚČEL	DSP
				Č. ZAKÁZKY	24/2008
				Č. KOPIE	
				ARCH. ČÍS.	
SO 02 - STAVEBNÍ ČÁST ČOV NÁZEV VÝKRESU: SCHEMATICKÁ SITUACE ČOV				MĚŘITKO 1:250	Č. VÝKR. F.2.1.

VZOROVÁ ŠACHTA - BETONOVÁ


ŘEZ A-A'

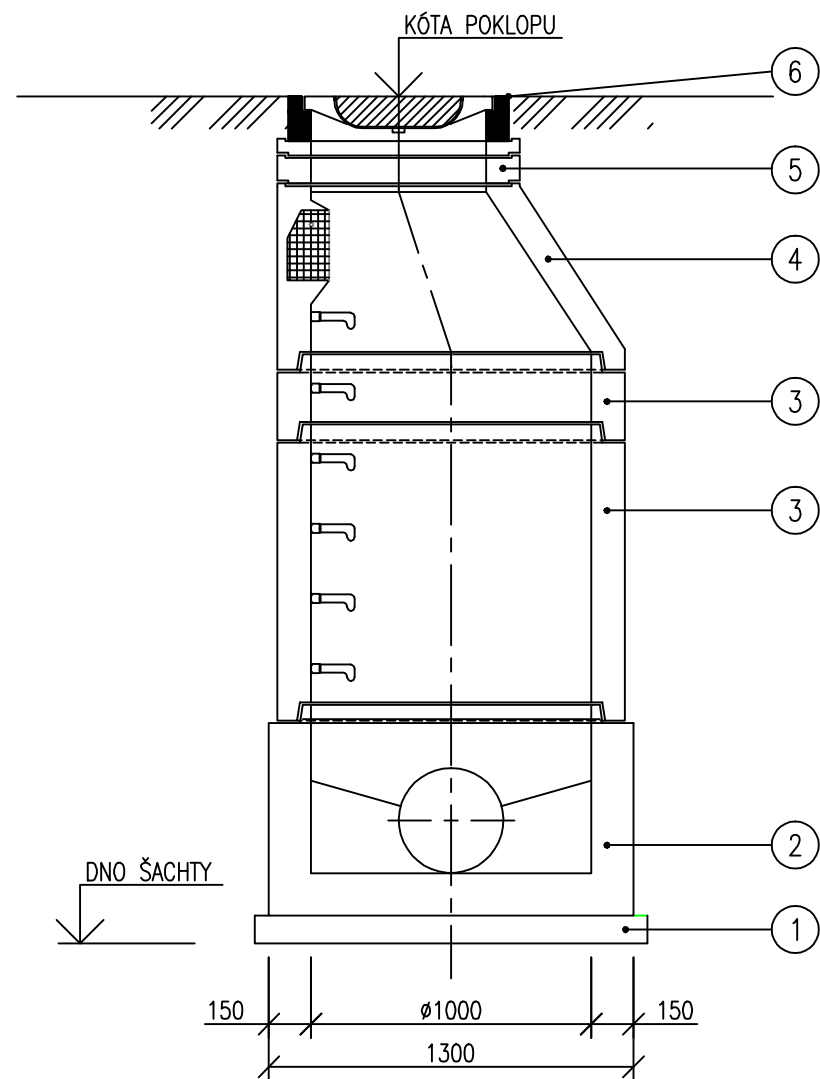

ŘEZ C-C'

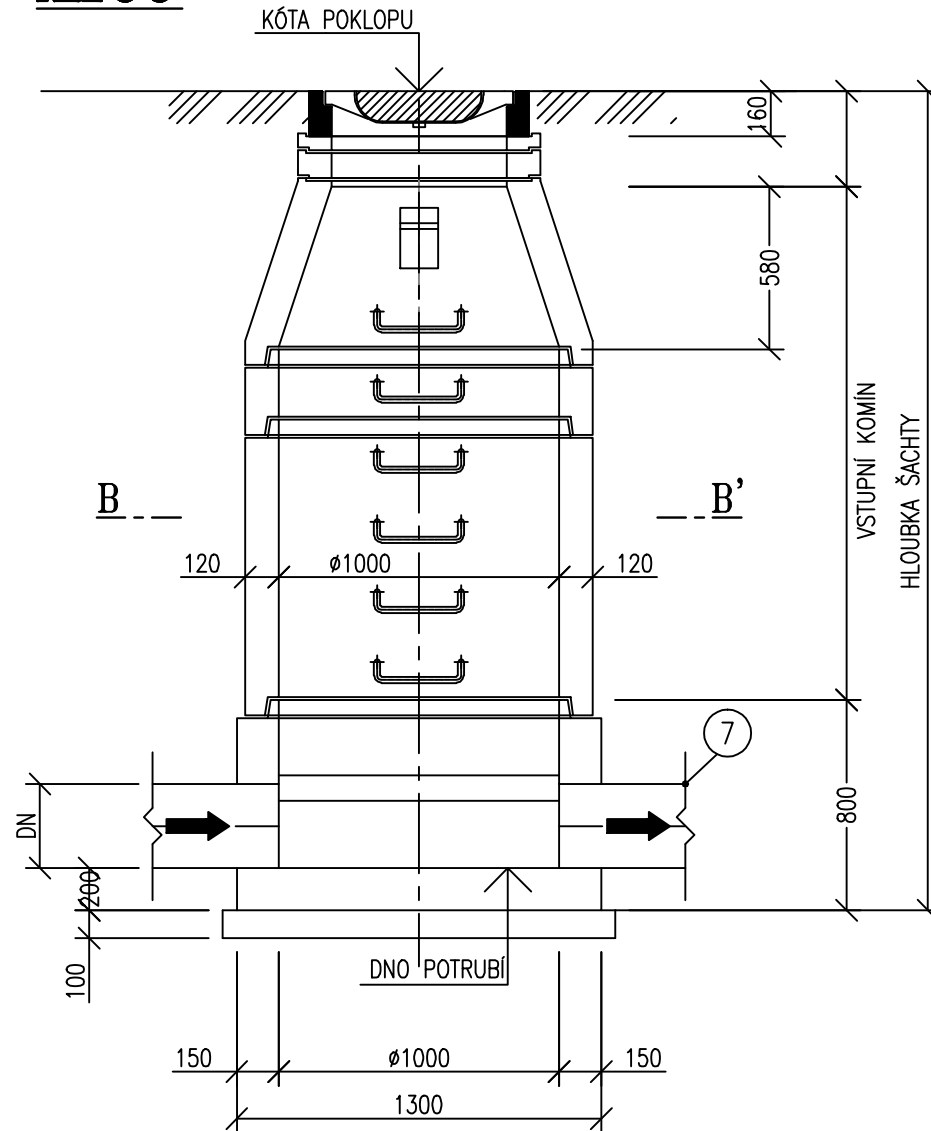

ŘEZ B-B'

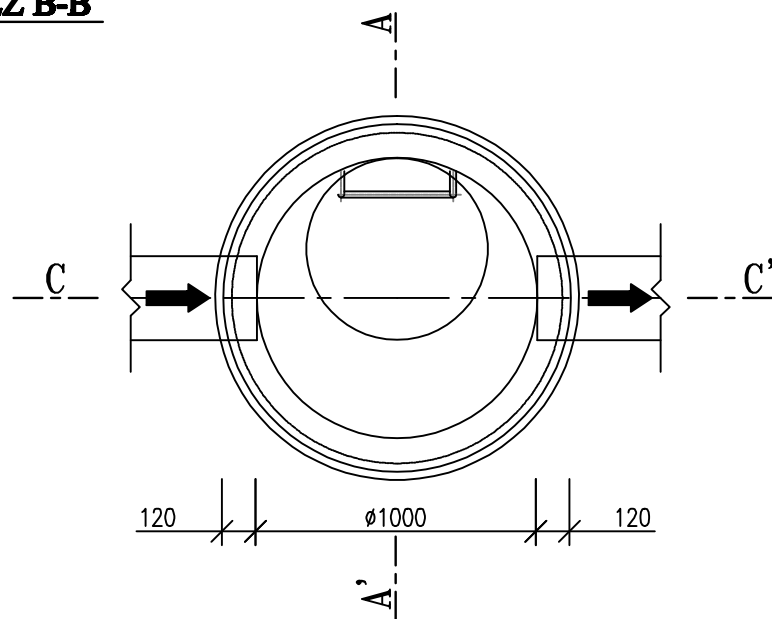

LEGENDA OZNAČENÍ

OZN.	POPIS
1	ŠTĚRKOPÍSKOVÝ PODSYP TL. 100 mm
2	PREFABRIKOVANÉ ŠACHETNÍ DNO
3	PREFABRIKOVANÉ ŠACHETNÍ SKRUŽE – skladba dle hloubky šachty
4	PREFABRIKOVANÝ ŠACHETNÍ KONUS NEBO ZÁKRYTOVÁ DESKA
5	PREFABRIKOVANÉ VYROVNÁVACÍ PRSTENCE – skladba dle hloubky šachty
6	KANALIZAČNÍ POKLOP DN 600 BEGU – bez odvětrání, únosnost D 400 kN
7	KANALIZAČNÍ TROUBA – žebrované PP

POZN.: – PREFABRIKOVANÉ ŠACHETNÍ DÍLCE SPOJOVAT POMOCÍ ELASTOMEROVÉHO TĚSNĚNÍ DN 1000
– BUDOU POUŽITA STUPADLA KRAMLOVÁ OCELOVÁ S PE POVLAKEM

PROJEKTANT	KRESLIL	KONTROLOVAL	ZOD. PROJEKTANT	Ing. RADEK GREGOR	
ČERNÝ STANISLAV		NEDĚLKA L.	Ing.GREGOR	Horní 1679	
				591 01 Žďár nad Sázavou	
				Tel.fax: 566 620 215, 566 621 773	
KRAJ: JIHMORAVSKÝ		STAV. ÚŘAD: ROSICE		DIČ 351-7004034807 IČO 65752903	
INVESTOR: OBEC PŘIBYSLAVICE, 664 83 DOMAŠOV U BRNA				FORMÁT	2x A4
KANALIZACE A ČOV V OBCI PŘIBYSLAVICE				DATUM	02 2010
				ÚČEL	DSP
				ČÍS. KOPIE	
				ČÍS. ZAK.	24/2008
				ARCH. ČÍSLO	
NÁZEV VÝKRESU: VZOROVÁ ŠACHTA – BETONOVÁ				MĚŘÍTKO 1:25	Č. VÝKRESU F.1.18.